


TABELA DE PONTAGEM			
PENA	COR	ESP.	
1	7	0,10	
2	7	0,20	
3	7	0,35	
4	7	0,45	
5	5	0,12	
6	7	0,40	
7	7	0,20	
8	7	0,60	
10	10	0,12	
11	7	0,55	
27	27	0,20	
30	10	0,40	
37	37	0,15	
50	50	0,20	
81	81	0,15	
97	97	0,20	
160	160	0,15	
246	246	0,20	
254	254	0,20	
PRANCHAS			
BOLZ. 10 PT. 1,00			



Legenda	
	Eletroduto no piso (não cotado Ø 3/4")
	Eletroduto na parede (não cotado Ø 3/4")
	Eletroduto no teto (não cotado Ø 3/4")
	Eletrocalha perfurada galv. (não cotado #50x50 mm)
	Canaleta (não cotado #50x20 mm)
	Ponto baixo
	Ponto no alto
	Ponto no piso
	Ponto no teto
	Ponto para câmeras
	Rack
	Caixa de Passagem
	Sobe / Desce

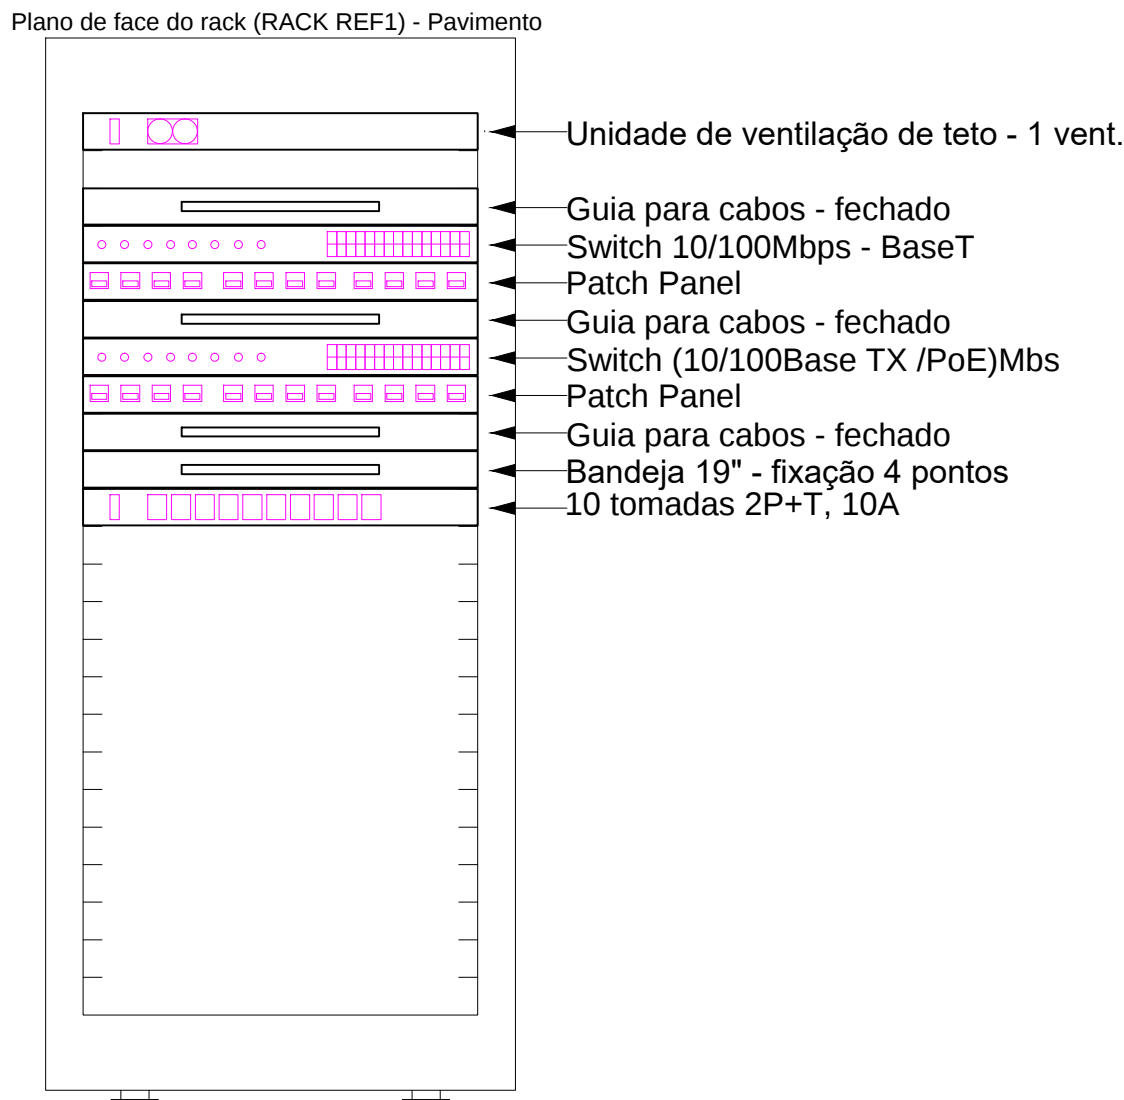

- NOTAS
- 1 - CONDUTORES
- A) Cabo UTP-CAT-6 para todos os pontos
- 2 - ELETRODUTOS
- A) DEVERÃO SER RÍGIDOS, ROSQUEÁVEIS NO PISO E NA COR PRETO;
- B) AS EXTREMIDADES DEVEM SER PROVIDAS DE BUCHAS E ARRUELA DE MESMA BITOLA DO ELETRODUTO;
- C) QUANDO NÃO ESPECIFICADO O DIÂMETRO DO ELETRODUTO, ADOTAR Ø3/4";
- 3 - ATERRAMENTO
- A) TODAS AS PARTES METÁLICAS DEVERÃO SER ATERRADAS, INCLUSIVE ELETROCALHAS E PERILADOS;
- B) O ATERRAMENTO DEVERÁ TER RESISTÊNCIA MÁXIMA DE 10 OHM;
- 4 - GERAIS
- A) FAZEM PARTE INTEGRANTE DESTA PROJETO O MEMORIAL DESCRITIVO E DE CÁLCULO PORTANTO SENDO IMPRESCINDÍVEL SUA LEITURA;
- B) ESTE PROJETO NÃO DEVERÁ SOFRER ALTERAÇÃO SEM A AUTORIZAÇÃO PRÉVIA DO PROJETISTA;
- C) DEVEM SER RESPEITADAS TODAS AS CONSIDERAÇÕES DA NBR 14565;
- D) DEVEM SER UTILIZADOS CASOS NÃO PROPAGANTES DE CHAMA, LIVRES DE HALOGENO E COM BAIXA EMISSÃO DE FUMAÇA E GASES TÓXICOS;

Nº	ALTERAÇÃO/REVISÕES	REVISADO POR	DATA
 AUTOR DO PROJETO: Eng. ANA PAULA SANTOS MADRUGA CREA: 271916916-1 ENDEREÇO: Rua Dom José Thomaz, 194 - Bairro São José - Aracaju/SE dipop@ifrs.edu.br TEL: (79)3711-3139			
PROJETO CABEAMENTO ESTRUTURADO CAMPUS ESTÂNCIA - RESTAURANTE			
CLIENTE: INSTITUTO FEDERAL DE SERGIPE - CAMPUS ESTÂNCIA			
ENDEREÇO: R. João Café Filho, 260 - Valter Cardoso Costa, Estância - SE	ESCALA: 1:50	DATA: ABRIL/2026	
PLANTA: PLANTA BAIXA	PRANCHAS: 01/01		