


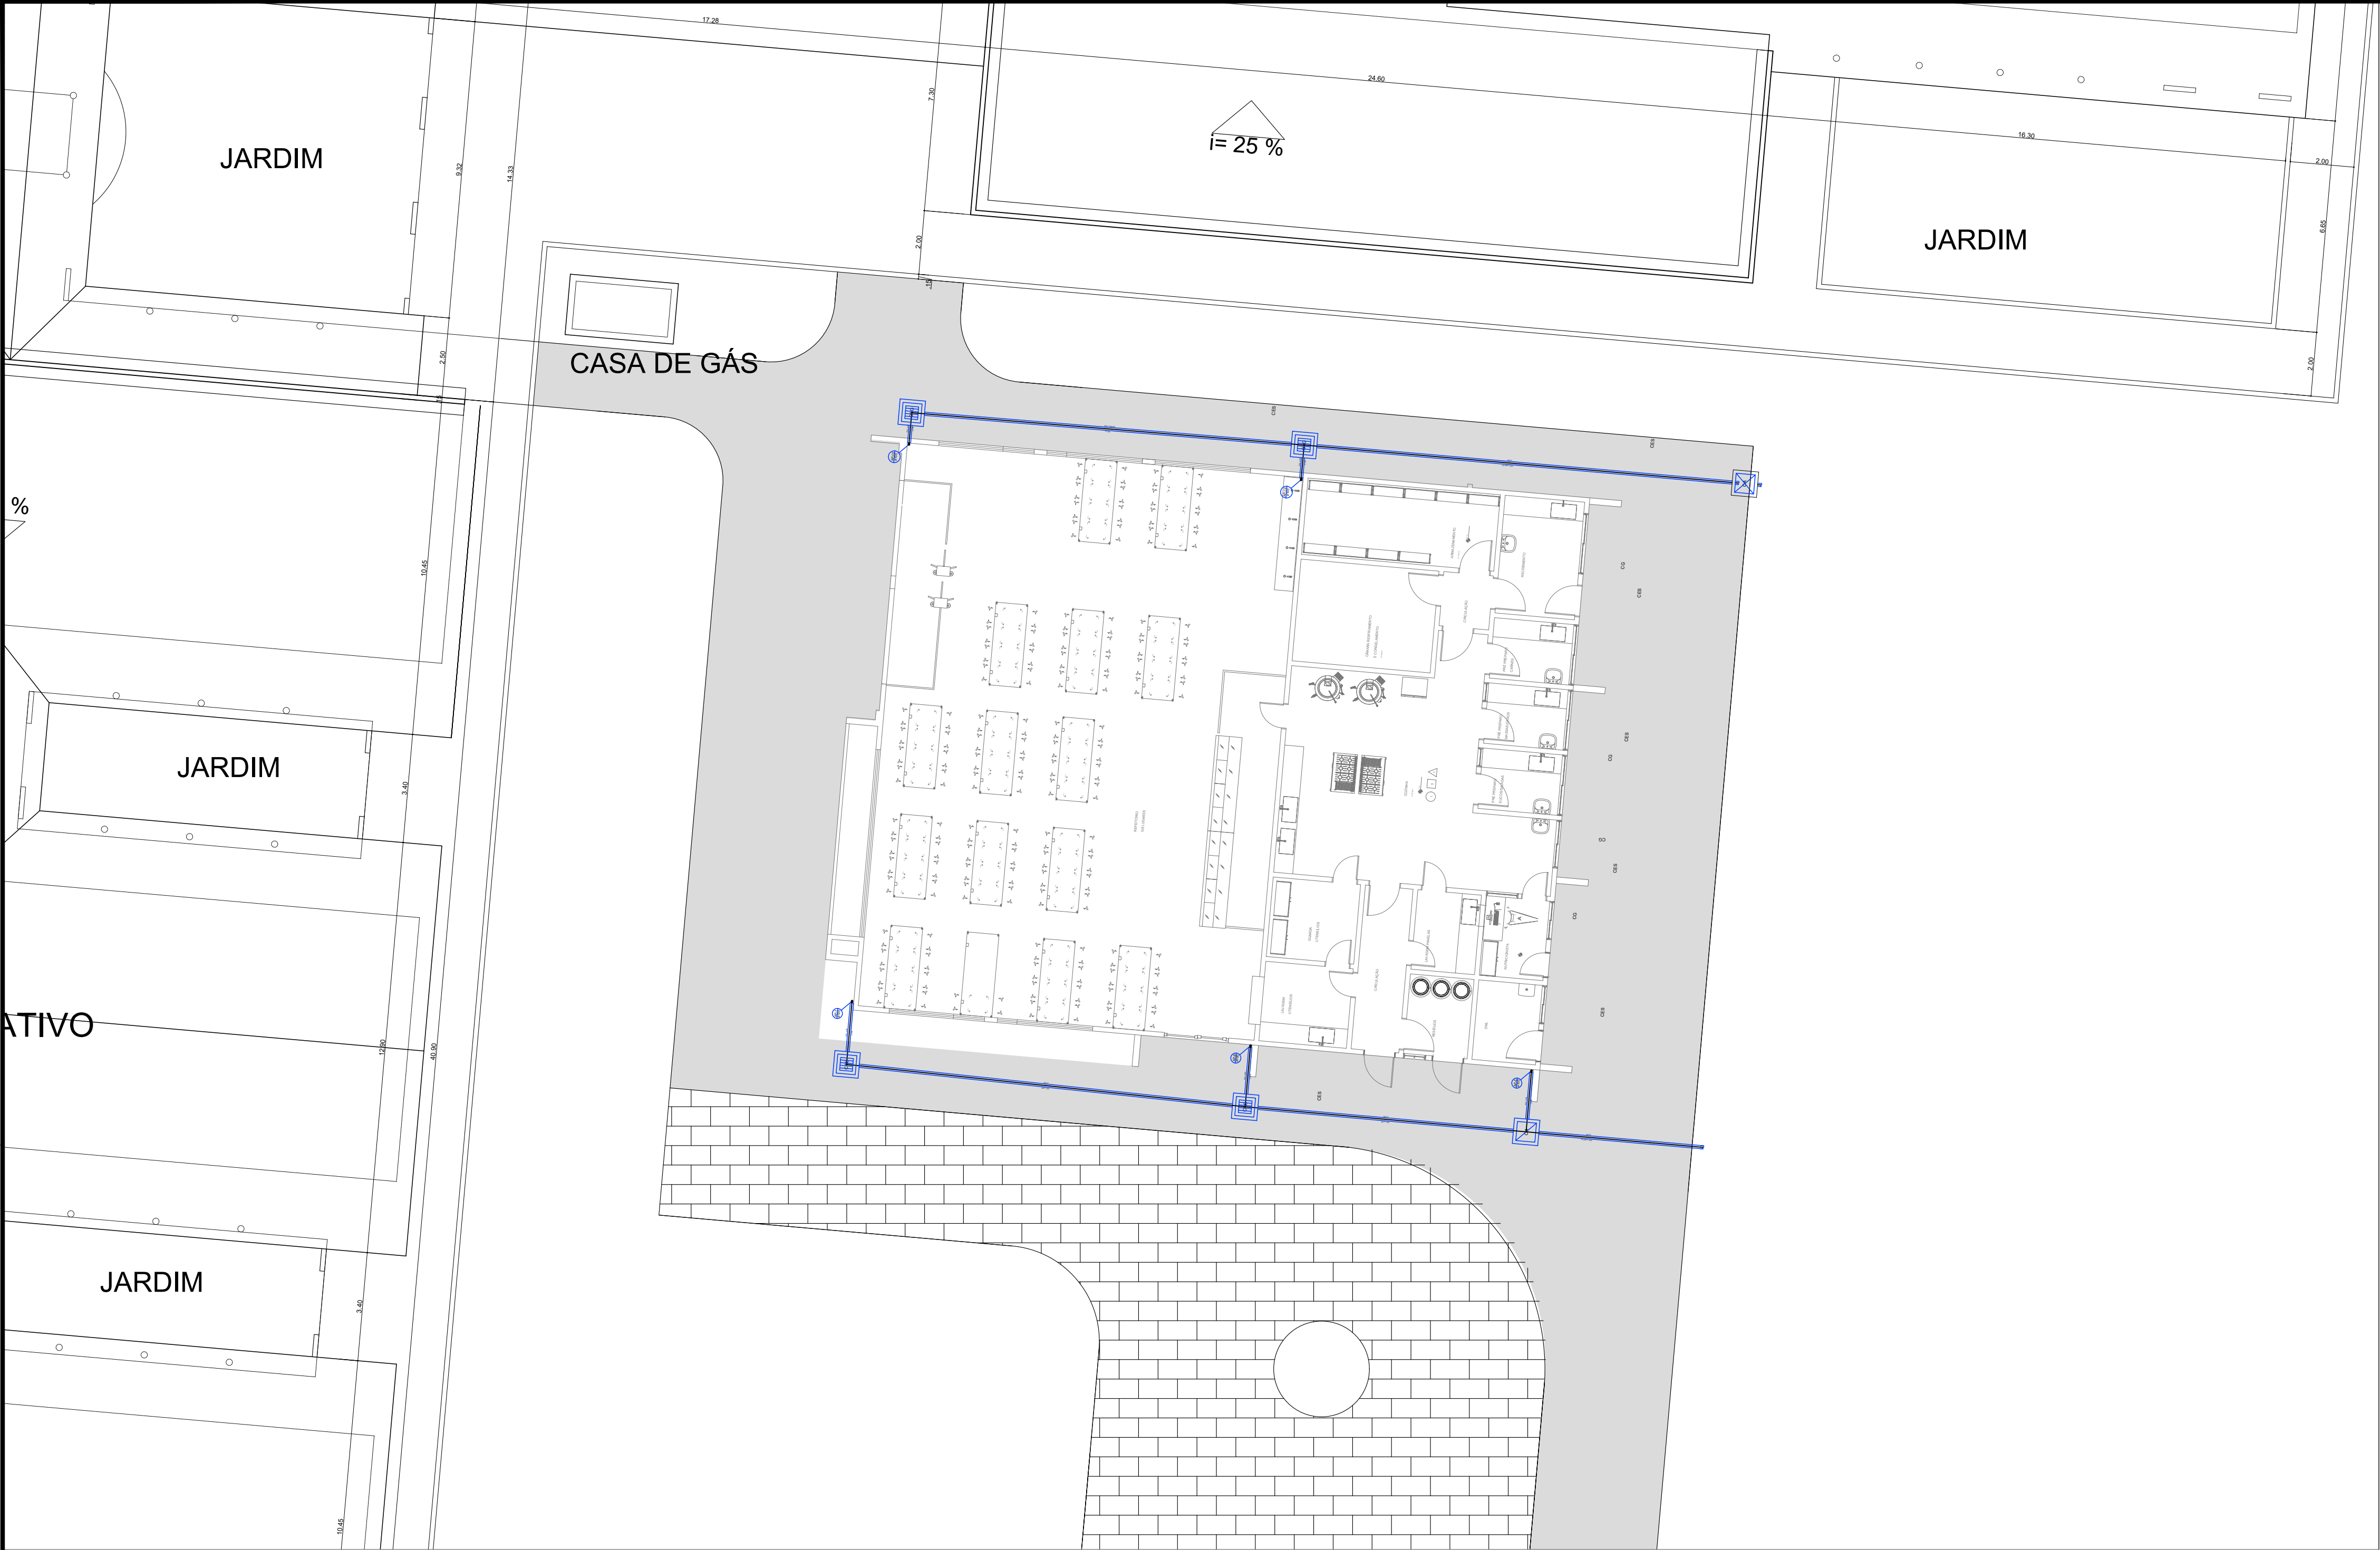

LEGENDA	
CI	Caixa de Inspeção
CG	Caixa de Gordura
CSC	Caixa Sifonada Cêgo 150x150x50mm
CS-1	Caixa Sifonada 100x150x50mm
CS	Caixa Sifonada 150x150x50mm
RS	Ralo Sifonado 100x40mm
CV	Coluna de Ventilação
AP	Coluna de Águas Pluviais
BL	Bôca de Lobo
PV	Pôço de Visita
CAP	Caixa de Águas Pluvias
DN-ø	Diâmetro Nominal da Peça
i	Inclinação Mínima
→	Sentido do Fluxo
→	Bucha de Redução
↗	Prumada que Sobe
↘	Prumada que Desce
⊙	Nomenclatura da Coluna
⊙	Numeração da Coluna
⊙	Diâmetro da Tubulação
T.N.	Terreno Natural
N.A.	Nível de Água
—	Canalização de Esgoto
- - - -	Canalização Perfurada de Esgoto
—	Canalização da Drenagem
—	Canalização da Drenagem

Lista de Materiais	
Pluvial	Caixas de Passagem
	Caixa de areia pluvial com grelha CAG- 60x60cm 4 pç
	Caixa de areia pluvial sem grelha CA- 60x60cm 1 pç
	PVC Esgoto
Pluvial	Curva 90 curta 100 mm 10 pç
	PVC Esgoto
Pluvial	Tubo rígido c/ ponta lisa 100 mm - 4" 58.49 m

NOTAS:

- 1 - Toda instalação deverá ser executada em tubos soldáveis de PVC rígido - Tigre;
- 2 - Todas as cotas (diâmetro externo nominal) estão em mm;
- 3 - Todas as conexões de saída dos sub-ramais deverão ser com bucha de saída;
- 4 - Toda instalação deverá ser testada antes de revestida;

Nº	ALTERAÇÃO/REVISÕES	REVISADO POR	DATA



AUTOR DO PROJETO:
Engº. Fredrico Damasceno Pinheiro
CREA 270082778-3


ENDEREÇO:
Rua Dom José Thomaz, 194 - Bairro São José - Aracaju/SE
dipop@ifs.edu.br



adengenharia.eng.br


PROJETO DRENAGEM PLUVIAL
RESTAURANTE - CAMPUS ITABAIANA - SE

CLIENTE: INSTITUTO FEDERAL DE SERGIPE - CAMPUS ITABAIANA - SE		ESCALA: 1:100
ENDEREÇO: BAIRRO SÃO CRISTÓVÃO - ITABAIANA /SE		DATA: ABRIL/2026
PLANTA: DRENAGEM PLUVIAL REDE GERAL E DETALHES		PRANCHA: 01/02
CAMPUS	OBRA	ESPECIALIDADE
ITA	RES	DRE
PL	001	002
000	000	000

 

Lista de Materiais		
Fluxial	PVC Acessórios	
	Ralo abacaxi	
	100mm	5 pç
	PVC Esgoto	
	Curva 90 curta	
	100 mm	5 pç
	Joelho 45	
	100 mm	10 pç
	Luva de correr	
	100 mm	5 pç
Tubo rígido c/ ponta lisa		
100 mm - 4"	26.89 m	

DETALHE DA DESCIDA COM O RALO
HEMISFÉRICO NA CALHA
sem escala

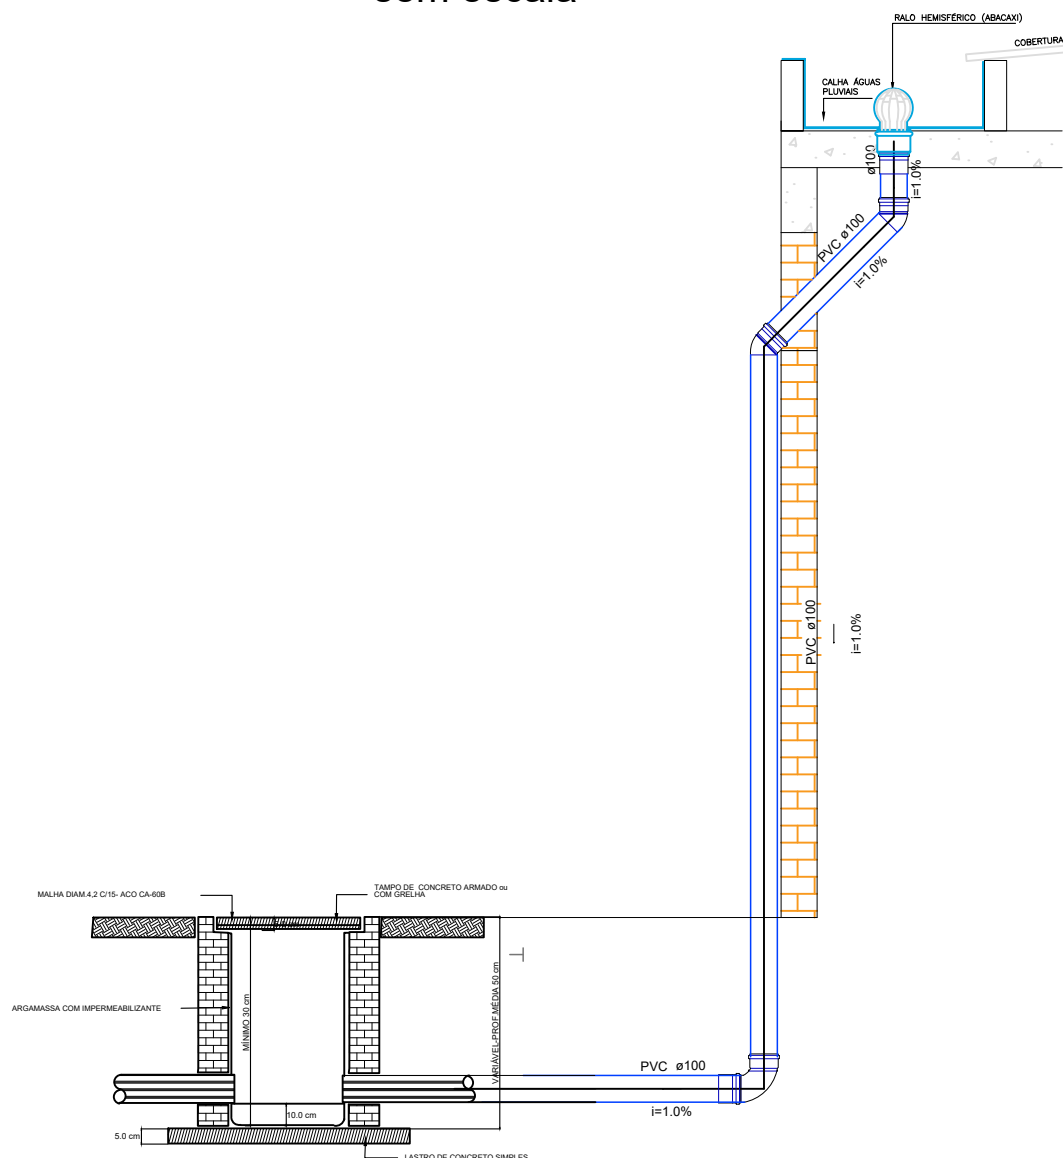

NOTAS:

- 1 - Toda instalação deverá ser executada em tubos soldáveis de PVC rígido - Tigre;
- 2 - Todas as cotas (diâmetro externo nominal) estão em mm;
- 3 - Todas as conexões de saída dos sub-ramais deverão ser com bucha de saída;
- 4 - Toda instalação deverá ser testada antes de revestida;

Nº	ALTERAÇÃO/REVISÕES	REVISADO POR	DATA



AUTOR DO PROJETO:
Engº. Fredrico Damasceno Pinheiro
CREA 270082778-3



ENDEREÇO:
Rua Dom José Thomaz, 194 - Bairro São José - Aracaju/SE
dipop@ifs.edu.br TEL: (79)3711-3139

PROJETO DRENAGEM PLUVIAL
RESTAURANTE - CAMPUS ITABAIANA - SE

CLIENTE: INSTITUTO FEDERAL DE SERGIPE - CAMPUS ITABAIANA - SE

ENDEREÇO:	ESCALA: 1:100
-----------	---------------

ESCALA: 1:100

BAIRRO SÃO CRISTÓVÃO - ITABAIANA /SE	DATA: ABRIL/202
PLANTA:	

DATA: ABRIL/202

PLANTA BAIXA, COBERTURA E DETALHES PRANCHA:

PRANCHA:

CAMPUS:	CERRA:	ESPECIALIDADE	FASE	SERIAL	QUANTITATIVO	REVISÃO
I T A	R E S	D R E	P E	0 0 2	0 0 2	R 0 0

02/02