


PLANTA BAIXA - URBANISMO - ETAPA 1
ESCALA 1/200

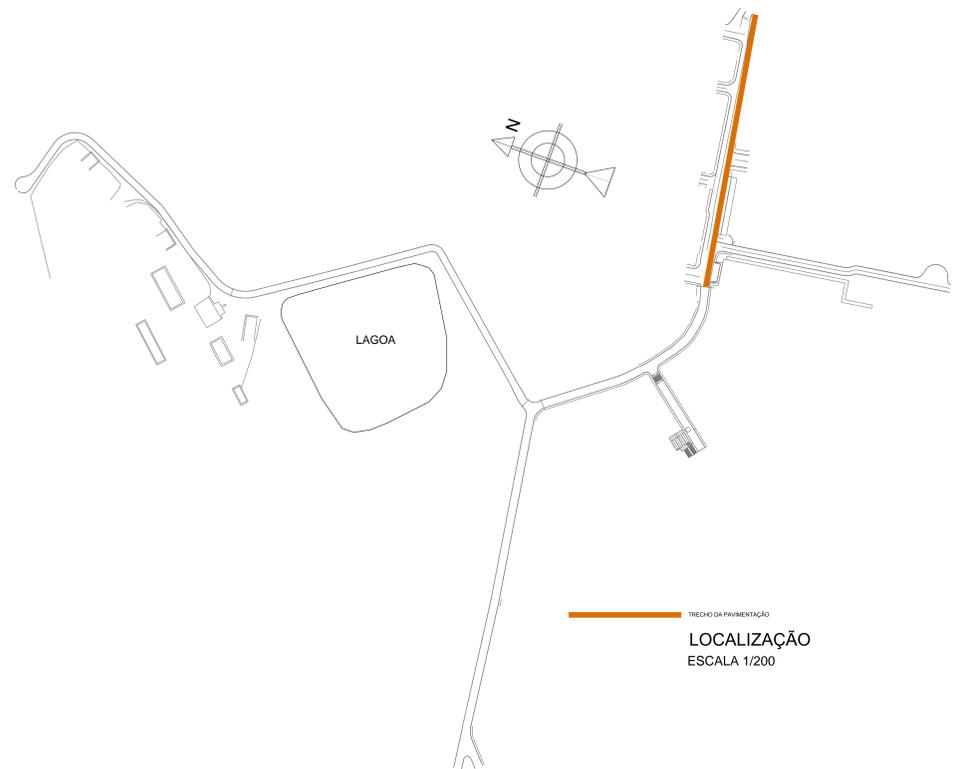

TRECHO DA PAVIMENTAÇÃO
LOCALIZAÇÃO
ESCALA 1/200

Nº	ALTERAÇÃO/REVISÕES	REVISADO POR	DATA

AUTOR DO PROJETO:
Arq. Ériq M. Resende Silva
CAU - A52816
ATP ENGENHARIA

ENDEREÇO:
Av. Desembargador Maynard, 549 - SUSSA - Aracaju/SE
dippp@ifs.edu.br TEL: (79)3711-3139

PROJETO ARQUITETÔNICO
CAMPUS SÃO CRISTÓVÃO - II ETAPA

CLIENTE:
INSTITUTO FEDERAL DE SERGIPE - CAMPUS SÃO CRISTÓVÃO

ENDEREÇO: RODOVIA BR 101, KM96, ZONA RURAL, SÃO CRISTÓVÃO

PLANTA: URBANIZAÇÃO - TRECHO 1

ESCALA: 1/275

DATA: AGO/2016

PRIMEIRA: 01/05