



PASSAGEM ELEVADA

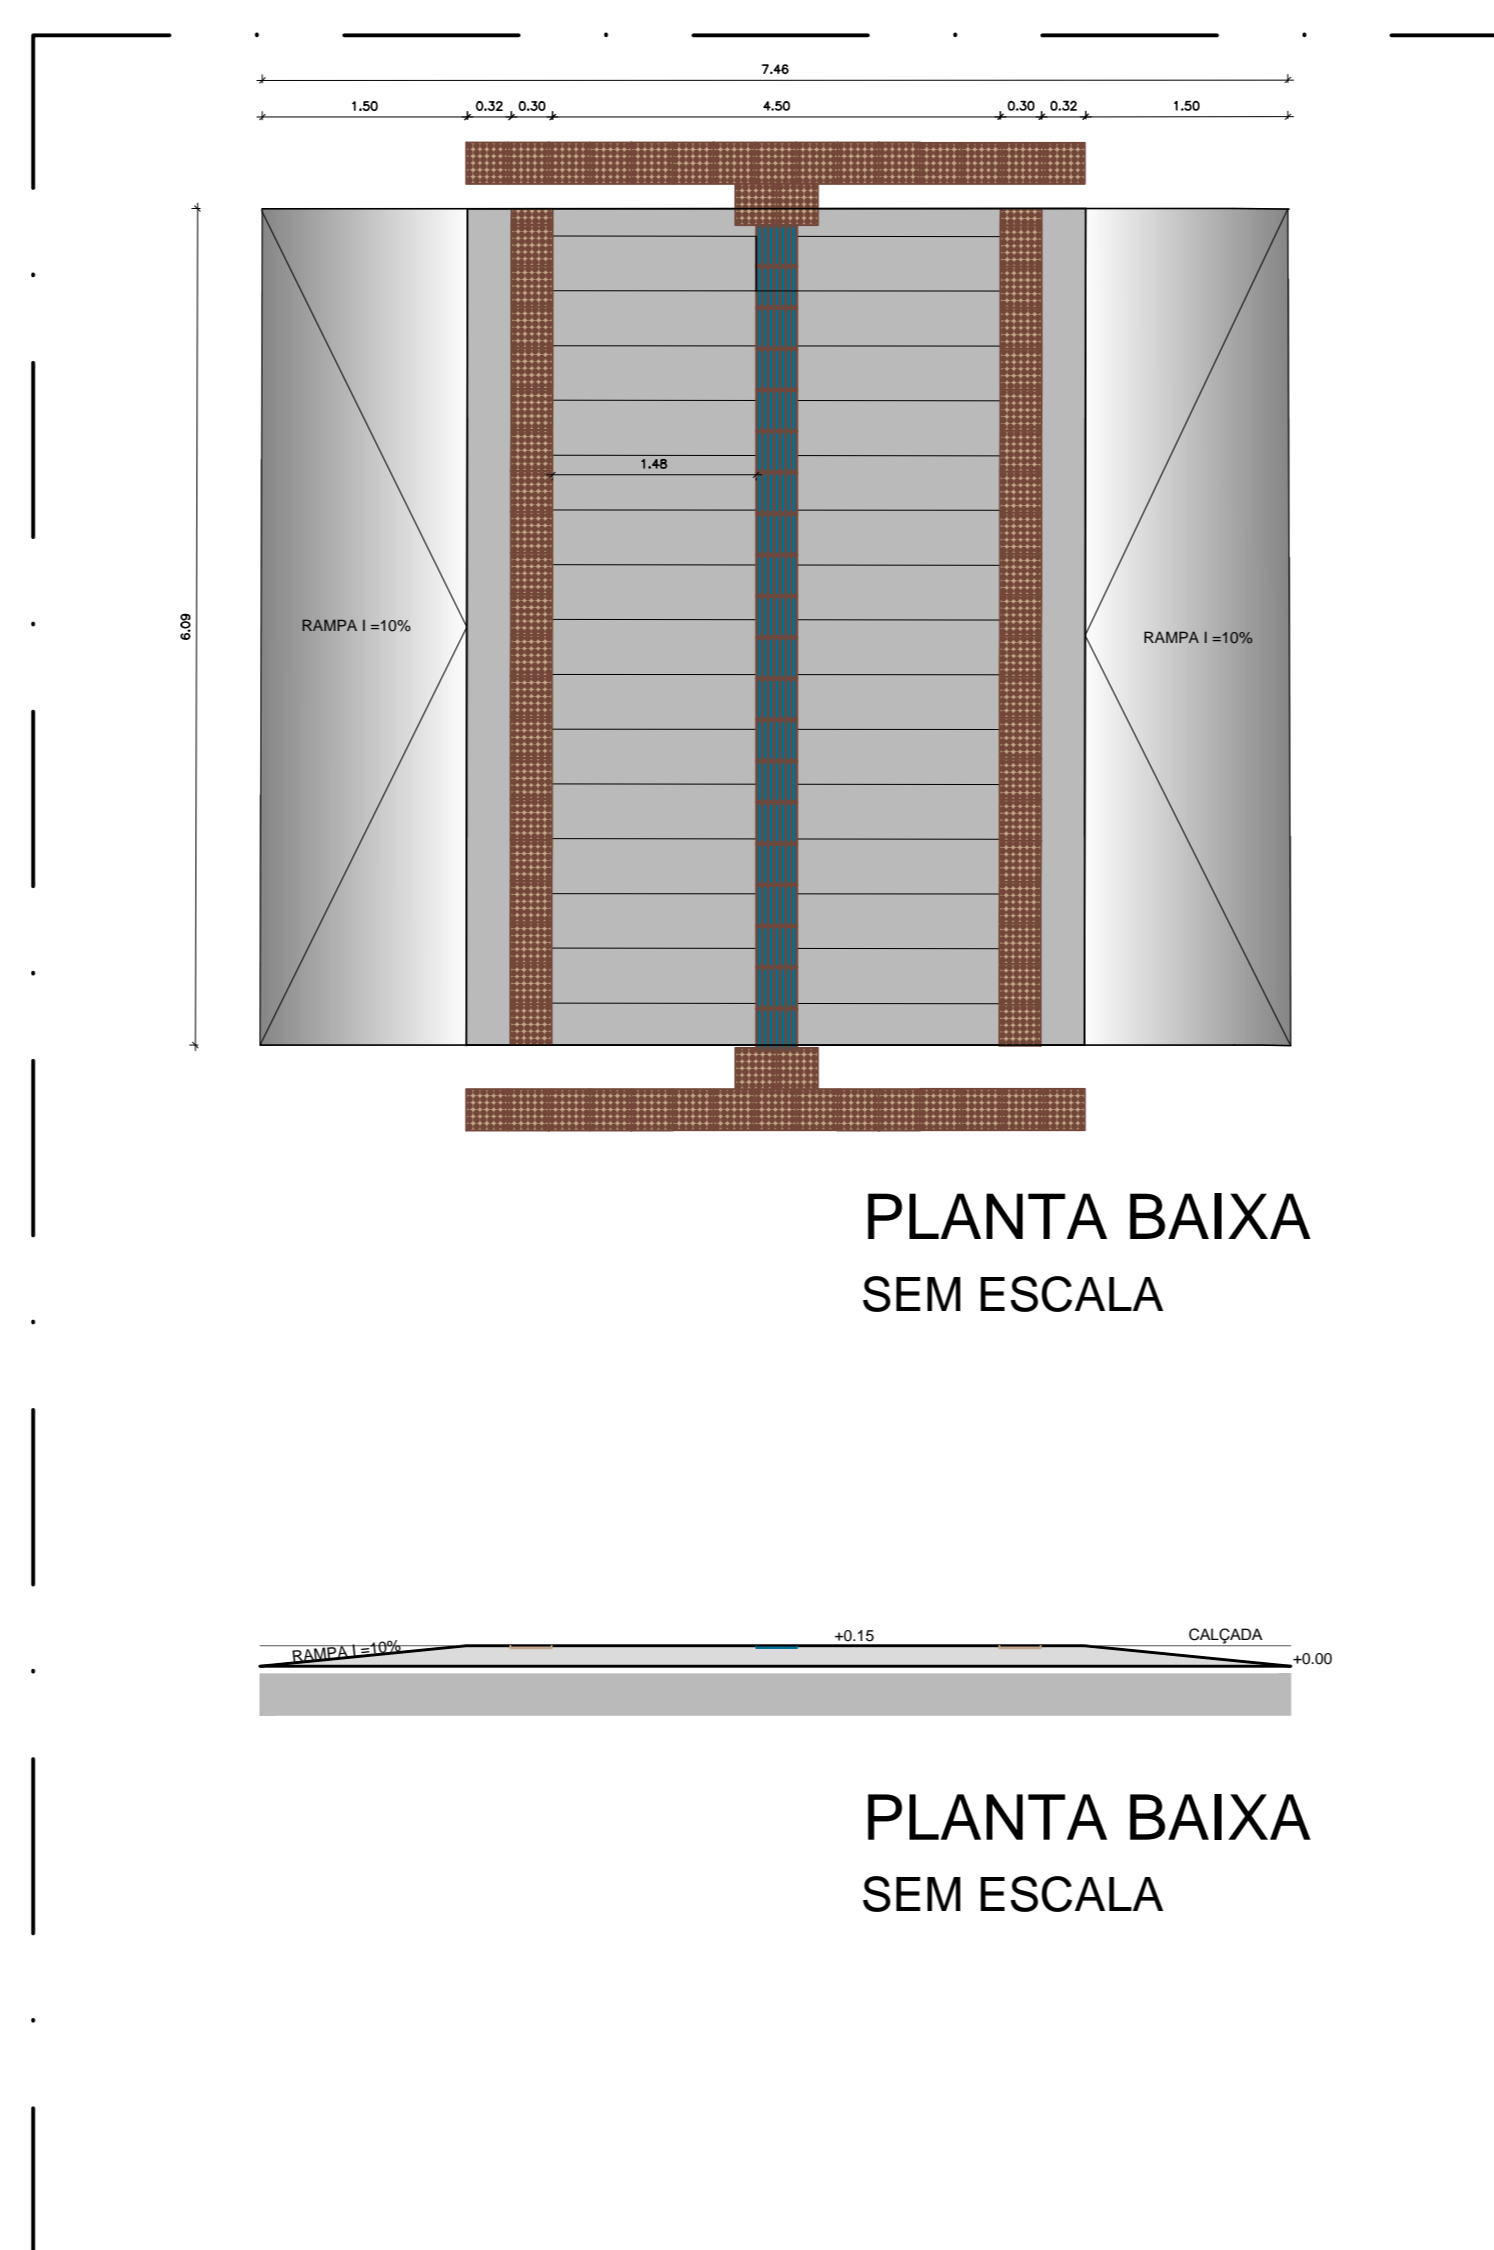

REBAIXOS

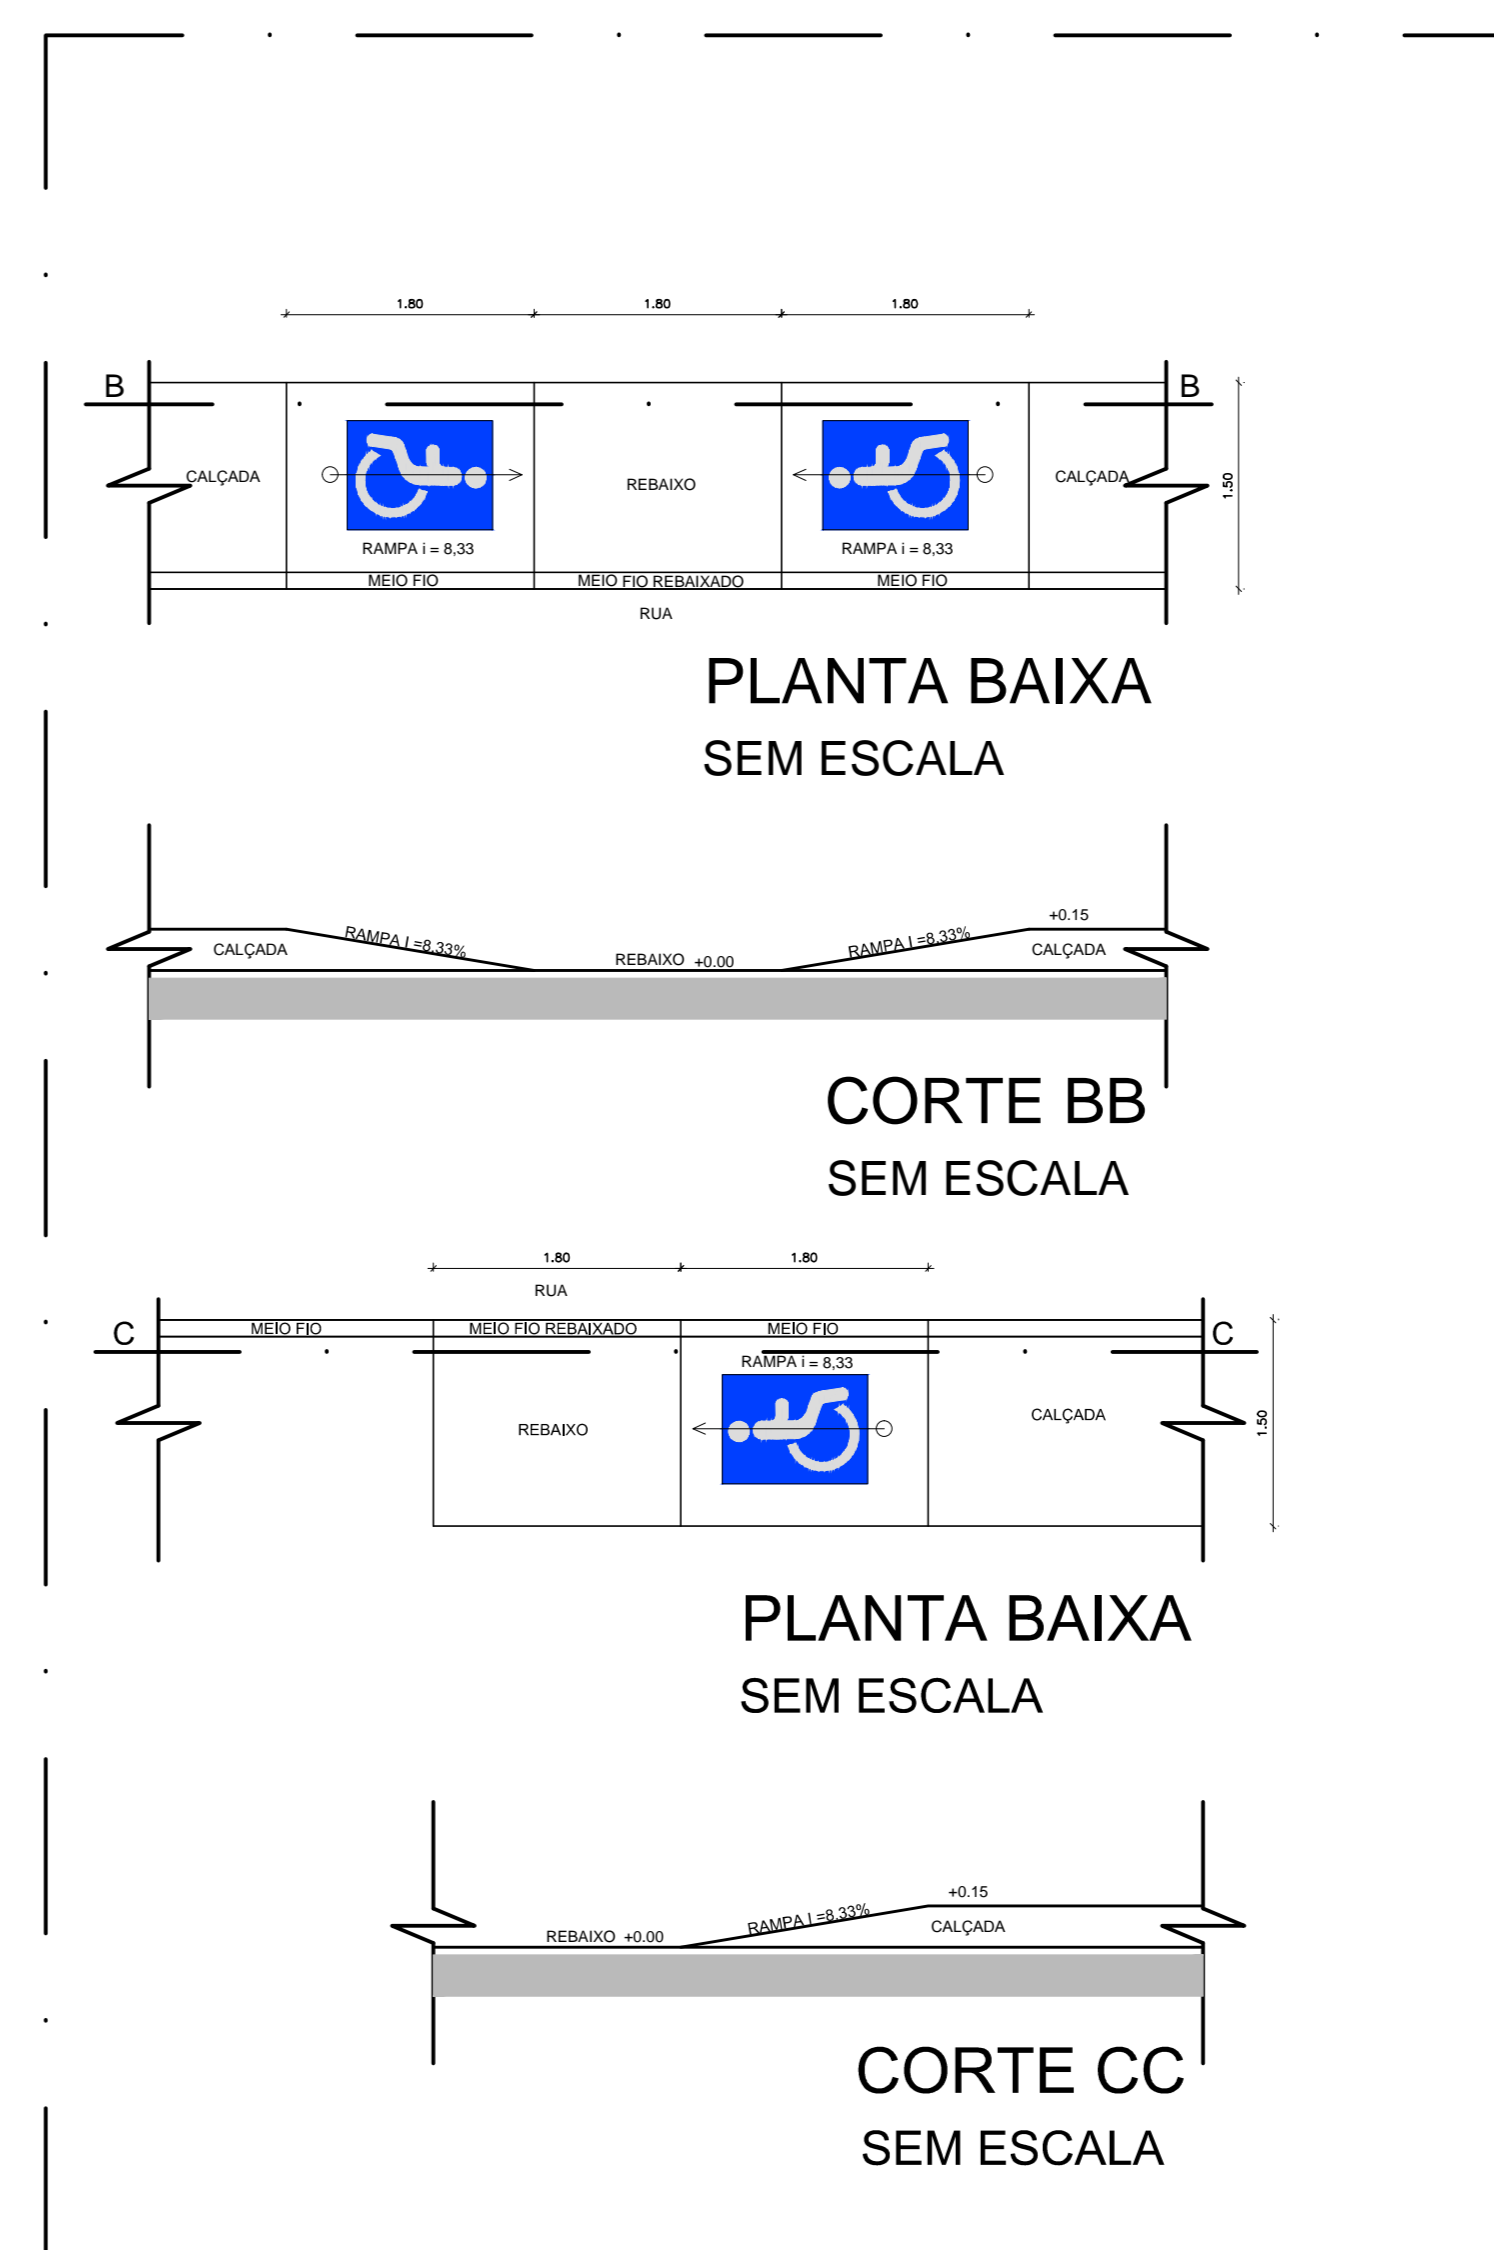

PLANTA BAIXA ESCALA 1/275

Nº	ALTERAÇÃO/REVISÕES	REVISADO POR	DATA

	AUTOR DO PROJETO: Arq: Ériley M. Resende Silva CAU - A58281-6 ATP ENGENHARIA	
	ENDEREÇO: Av. Desembargador Maynard, 549 - SUÍSSA - Aracaju/SE dipop@ifs.edu.br	

PROJETO ARQUITETÔNICO	
CAMPUS SÃO CRISTOVÃO - II ETAPA	
CLIENTE:	INSTITUTO FEDERAL DE SERGIPE - CAMPUS SÃO CRISTOVÃO
ENDEREÇO:	RODOVIA BR 101, KM96, ZONA RURAL, SÃO CRISTOVÃO
PLANTA:	URBANIZAÇÃO - TRECHO 5
ARQUIVO:	05/05
ESCALA:	1/275
DATA:	AGO/2016
PRANCHA:	05/05