


07	Revisão de Projetos	Eng. Thiago Santana	16/11/2015
06	Adequação do projeto elétrico na arquitetura atualizada	Eng. Thiago Santana	30/09/2015
05	Revisão Solicitada pelo IFS	Eng. Flavio Goes	20/08/2013
04	Revisão de Projetos	Eng. Flavio Goes	30/07/2013
03	Revisão de Projetos	Eng. Flavio Goes	20/06/2013
02	Revisão de Projetos/Mudança arquitetura	Eng. Flavio Goes	29/05/2013
01	Revisão de Projetos	Eng. Flavio Goes	23/04/2013
Nº	ALTERAÇÃO/REVISÕES	REVISADO POR	DATA

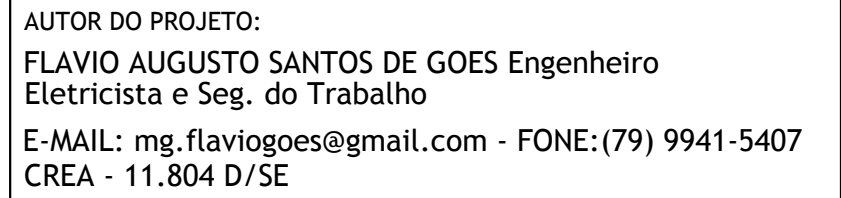

**ENDEREÇO:**  
Av. Eng. Gentil Tavares da Motta, 1166 - Getúlio Vargas - Aracaju/SE  
deop@ifs.edu.br TEL: (79)3711-3139

CLIENTE: IFS - INSTITUTO FEDERAL DE SERGIPE	
DESENHO: <b>PLANTA BAIXA ADMINISTRAÇÃO/BIBLIOTECA - PAV. 03 - TELEFONIA / LÓGICA / CFTV E SONORIZAÇÃO</b>	ESCALA: 1:75
	DATA: JUNHO/2013
	FOLHA: 08/13

CONFIGURAÇÃO P/ PLOTAGEM		
Nº DA COR	Nº DA PENNA	ESP. DA PENNA
1	7	0.40
2	7	0.10
3	7	0.30
4	7	0.80
5	7	0.50
6	7	0.25
7	7	0.20
8	7	0.20
9	7	0.60
30	30	0.20
251	251	0.20
254	254	0.20
ESC. P/ PLOTAR 1=0.075		
Nº DO ARQUIVO IFSR_cob-08-v5		
MG-PROJETOS 30/03/2013		

DIM.(594x841mm)