

ΣΧΕΔΙΟ ΑΡΧΙΤΕΚΤΟΝΙΚΟ - ΠΛΑΝΟ 2º ΠΑΥΜΕΝΤΟ

ITEM	CODIGO	DESCRIÇÃO	QUANT.
01	—	PLACA COM LETRAS TIPO CAIXA EM AÇO ESCOVADO PARA FACHADA	2

ITEM	CODIGO	DESCRIÇÃO	QUANT.
01	—	TOTEM MODELO 3 FACES PADRÃO IFS	1

PAV.	ITEM	CODIGO	DESCRIÇÃO	QUANT.
01	01	0001	ÁREA TÉCNICA	1
02	01	0101	APOIO	1
03	01	0102	ÁREA TÉCNICA	1
04	01	0201	LAJE IMPERMEABILIZADA	1
05	01	0301	IDENTIFICAÇÃO PARA AUDITÓRIO	1
06	01	0302	IDENTIFICAÇÃO PARA BLOCO CORRESPONDENTE	1
07	01	0303	PLACA DIRECIONAL PARA PALCO DO AUDITÓRIO	2
08	01	0304	PLACA DIRECIONAL PARA AUDITÓRIO	6
09	01	0305	PLACA DIRECIONAL PARA CAMARIM	1
10	01	0306	IDENTIFICAÇÃO PARA CAMARIM	2
11	01	0307	IDENTIFICAÇÃO PARA SANITÁRIO MASCULINO/FEMININO/P.N.E.	4
12	01	0308	IDENTIFICAÇÃO DE SANITÁRIOS MASCULINO/P.N.E.	2
13	01	0309	IDENTIFICAÇÃO DE SANITÁRIOS FEMININO/P.N.E.	2
14	01	0310	IDENTIFICAÇÃO PARA SANITÁRIO MASCULINO	2
15	01	0311	IDENTIFICAÇÃO PARA SANITÁRIO FEMININO	2
16	01	0312	IDENTIFICAÇÃO DE SANITÁRIO MASCULINO EXCLUSIVO PARA P.N.E.	2
17	01	0313	IDENTIFICAÇÃO DE SANITÁRIO FEMININO EXCLUSIVO PARA P.N.E.	2
18	01	0314	INDICAÇÃO DE ELEVADOR	2
19	01	0315	INDICAÇÃO DE PAVIMENTO	2

PAV.	ITEM	CODIGO	DESCRIÇÃO	QUANT.
01	01	0001	GERADOR	1
02	01	0002	PROTOCOLO	1
03	01	0003	OMI	1
04	01	0004	TRANSPORTES	1
05	01	0005	CENTRAL DE SEGURANÇA	1
06	01	0006 e 07	ALMOXARIFADO	2
07	01	0101	RECEPÇÃO	3
08	01	0102	ARQUIVO	1
09	01	0103	DIA	1
10	01	0104	COORDENADORIA DE PROJETOS	1
11	01	0105	SALA DE TI	1
12	01	0106	COPA	1
13	01	0107	SETOR PEDAGÓGICO	1
14	01	0108	SETOR PEDAGÓGICO	1
15	01	0109	ASCOM	1
16	01	0110 e 11	CAE	1
17	01	0112	NAE	1
18	01	0113, 14, 15, 16, e 17	CAE	1
19	01	0118	ARQUIVO	1
20	01	0119	CAE	1
21	01	0120	CRE. ATEND.	1
22	01	0121	XXXXXX	1
23	01	0122	DIREÇÃO GERAL	1
24	01	0123	DPTO ENSINO	2
25	01	0124	CAI	1
26	01	0125	SALA REUNIÕES DG ARACAJU	1
27	01	0126	CHEFE GAB.	1
28	01	0127	DDE	1
29	01	0128	GGRAO	1
30	01	0129	GET	1
31	01	0130	VIDEO CONF. DG ARACAJU	1
32	01	0131	COPSS	1
33	01	0132	COPA DIREÇÃO	1
34	01	0133	VIC. GAB. TU	1
35	01	0201 e 0210	RECEPÇÃO PROPEX	1
36	01	0211, 12, e 13	ATENDIMENTO	1
37	01	0214, 15, e 16	PRÓ-REITOR	2
38	01	0217	PROPEX	2
39	01	0218	RECEPÇÃO Proen e Proexp	1
40	01	0219	DIAE	1
41	01	0220	PRODIN E BIBLIOTECAS	1
42	01	0221	PROPEX	1
43	01	0222	REUNIÃO	2
43.1	01	0223	PROEN	1
44	01	0224	IMPRESSÃO DE PROVA	1
45	01	0225	COPA	4
46	01	0226	RECEPÇÃO/DIPOP/CPAD/COMISSÃO DE ÉTICA	1
47	01	0227	COMISSÃO DE ÉTICA	1
48	01	0228	DIPOP	1
49	01	0229	CPAD	1
50	01	0230	CPL DIPOP	1
51	01	0231	DIREÇÃO DIPOP	1
52	01	0232	COORDENADORIA DE PROJETOS	1
53	01	0233	CHEFE AUDINT	1
54	01	0234	CHEFE PROAD	1
55	01	0235	PROAD/DELODOP	1
56	01	0305, 06, e 07	CHEFE DELC	1
57	01	0308	DELC	1
58	01	0309	AUDINT	1
59	01	0310	T. DE PROJETOS	1
60	01	0311	CONSELHO SUPERIOR	1
61	01	0312	SECRETARIA GABINETE	1
62	01	0313	PROCURADORIA FEDERAL	1
63	01	0314, 15, 16, e 17	SECRETARIA REITORIA	2
64	01	0318	COORDENADORIA DE PROJETOS	1
65	01	0319	CHEFIA GABINETE REITORIA	1
66	01	0320	SALA NOBRE	1
67	01	0321	SALA ESTAR	2
68	01	0322	WC REITORIA	1
69	01	0323	SALA DE ESPERA	1
70	01	0324	WC QUARTA	1
71	01	0325	SALA DO REITOR	1
72	01	0326	SALA NOBRE/GABINETE	1
73	01	0327	DEPÓSITO	1
74	01	0328	COPA	3
75	01	0329	TOTEM IFS CAMPI ARACAJU	1
76	01	0330	IDENTIFICAÇÃO PARA BLOCO CORRESPONDENTE	1
77	01	0331	IDENTIFICAÇÃO PARA ADMINIS	0
78	01	0332	IDENTIFICAÇÃO PARA SANITÁRIOS MASCULINO/FEMININO	4
79	01	0333	IDENTIFICAÇÃO PARA SANITÁRIO MASCULINO	4
80	01	0334	IDENTIFICAÇÃO PARA SANITÁRIO FEMININO	4
81	01	0335	IDENTIFICAÇÃO DE SANITÁRIO MASCULINO EXCLUSIVO PARA P.N.E.	4
82	01	0336	IDENTIFICAÇÃO DE SANITÁRIO FEMININO EXCLUSIVO PARA P.N.E.	4
83	01	0337	INDICAÇÃO PARA CHUVEIRO MASCULINO	3
84	01	0338	INDICAÇÃO PARA CHUVEIRO FEMININO	3
85	01	0339	INDICAÇÃO DE ELEVADOR	8
86	01	0340	GUARITA	2
87	01	0341	WC QUARTA	2
88	01	0342	IDENTIFICAÇÃO PARA SANITÁRIO MASCULINO/P.N.E.	1
89	01	0343	IDENTIFICAÇÃO PARA SANITÁRIO FEMININO/P.N.E.	1
90	01	0344	INDICAÇÃO DE ESCADA	1
91	01	0345	INDICAÇÃO DE PAVIMENTO	4
92	01	0346	ARQUIVO	1

ITEM	CODIGO	DESCRIÇÃO	QUANT.
—	—	PLACA SIMPLES PARA VISUALIZAÇÃO A DISTÂNCIA	50

PAV.	ITEM	CODIGO	DESCRIÇÃO	QUANT.
01	01	0401	ANTE-CÂMARA	4
02	01	0402	PROC. TEC.	1
03	01	0403	IDENTIFICAÇÃO PARA BLOCO CORRESPONDENTE	1
04	01	0404	IDENTIFICAÇÃO PARA SANITÁRIOS MASCULINO/FEMININO/P.N.E.	4
05	01	0405	IDENTIFICAÇÃO PARA SANITÁRIO MASCULINO	4
06	01	0406	IDENTIFICAÇÃO PARA SANITÁRIO FEMININO	4
07	01	0407	IDENTIFICAÇÃO DE SANITÁRIO MASCULINO EXCLUSIVO PARA P.N.E.	4
08	01	0408	IDENTIFICAÇÃO DE SANITÁRIO FEMININO EXCLUSIVO PARA P.N.E.	4
09	01	0409	INDICAÇÃO DE GUARDA-VOLUME	1
10	01	0410	INDICAÇÃO DE ELEVADOR	4
11	01	0411	INSCRIÇÃO DE SILENCIO	12
12	01	0412	INDICAÇÃO DE ELEVADOR/ESCALADA	4
13	01	0413	INDICAÇÃO DE ESCADA	4
14	01	0414	INDICAÇÃO DE PAVIMENTO	4
15	01	0415	MONITORAMENTO/CÂMERAS	1
16	01	0416	MULTIMÉDIOS	1
17	01	0417	CAFÉ	1

CALÇADA

CALÇADA


EXISTENTE

VAGAS ESTACIONAMENTO EXTERNO

VAGAS ESTACIONAMENTO EXTERNO

PLANTA-BAIXA 2º PAVIMENTO

ESCALA: 1/200

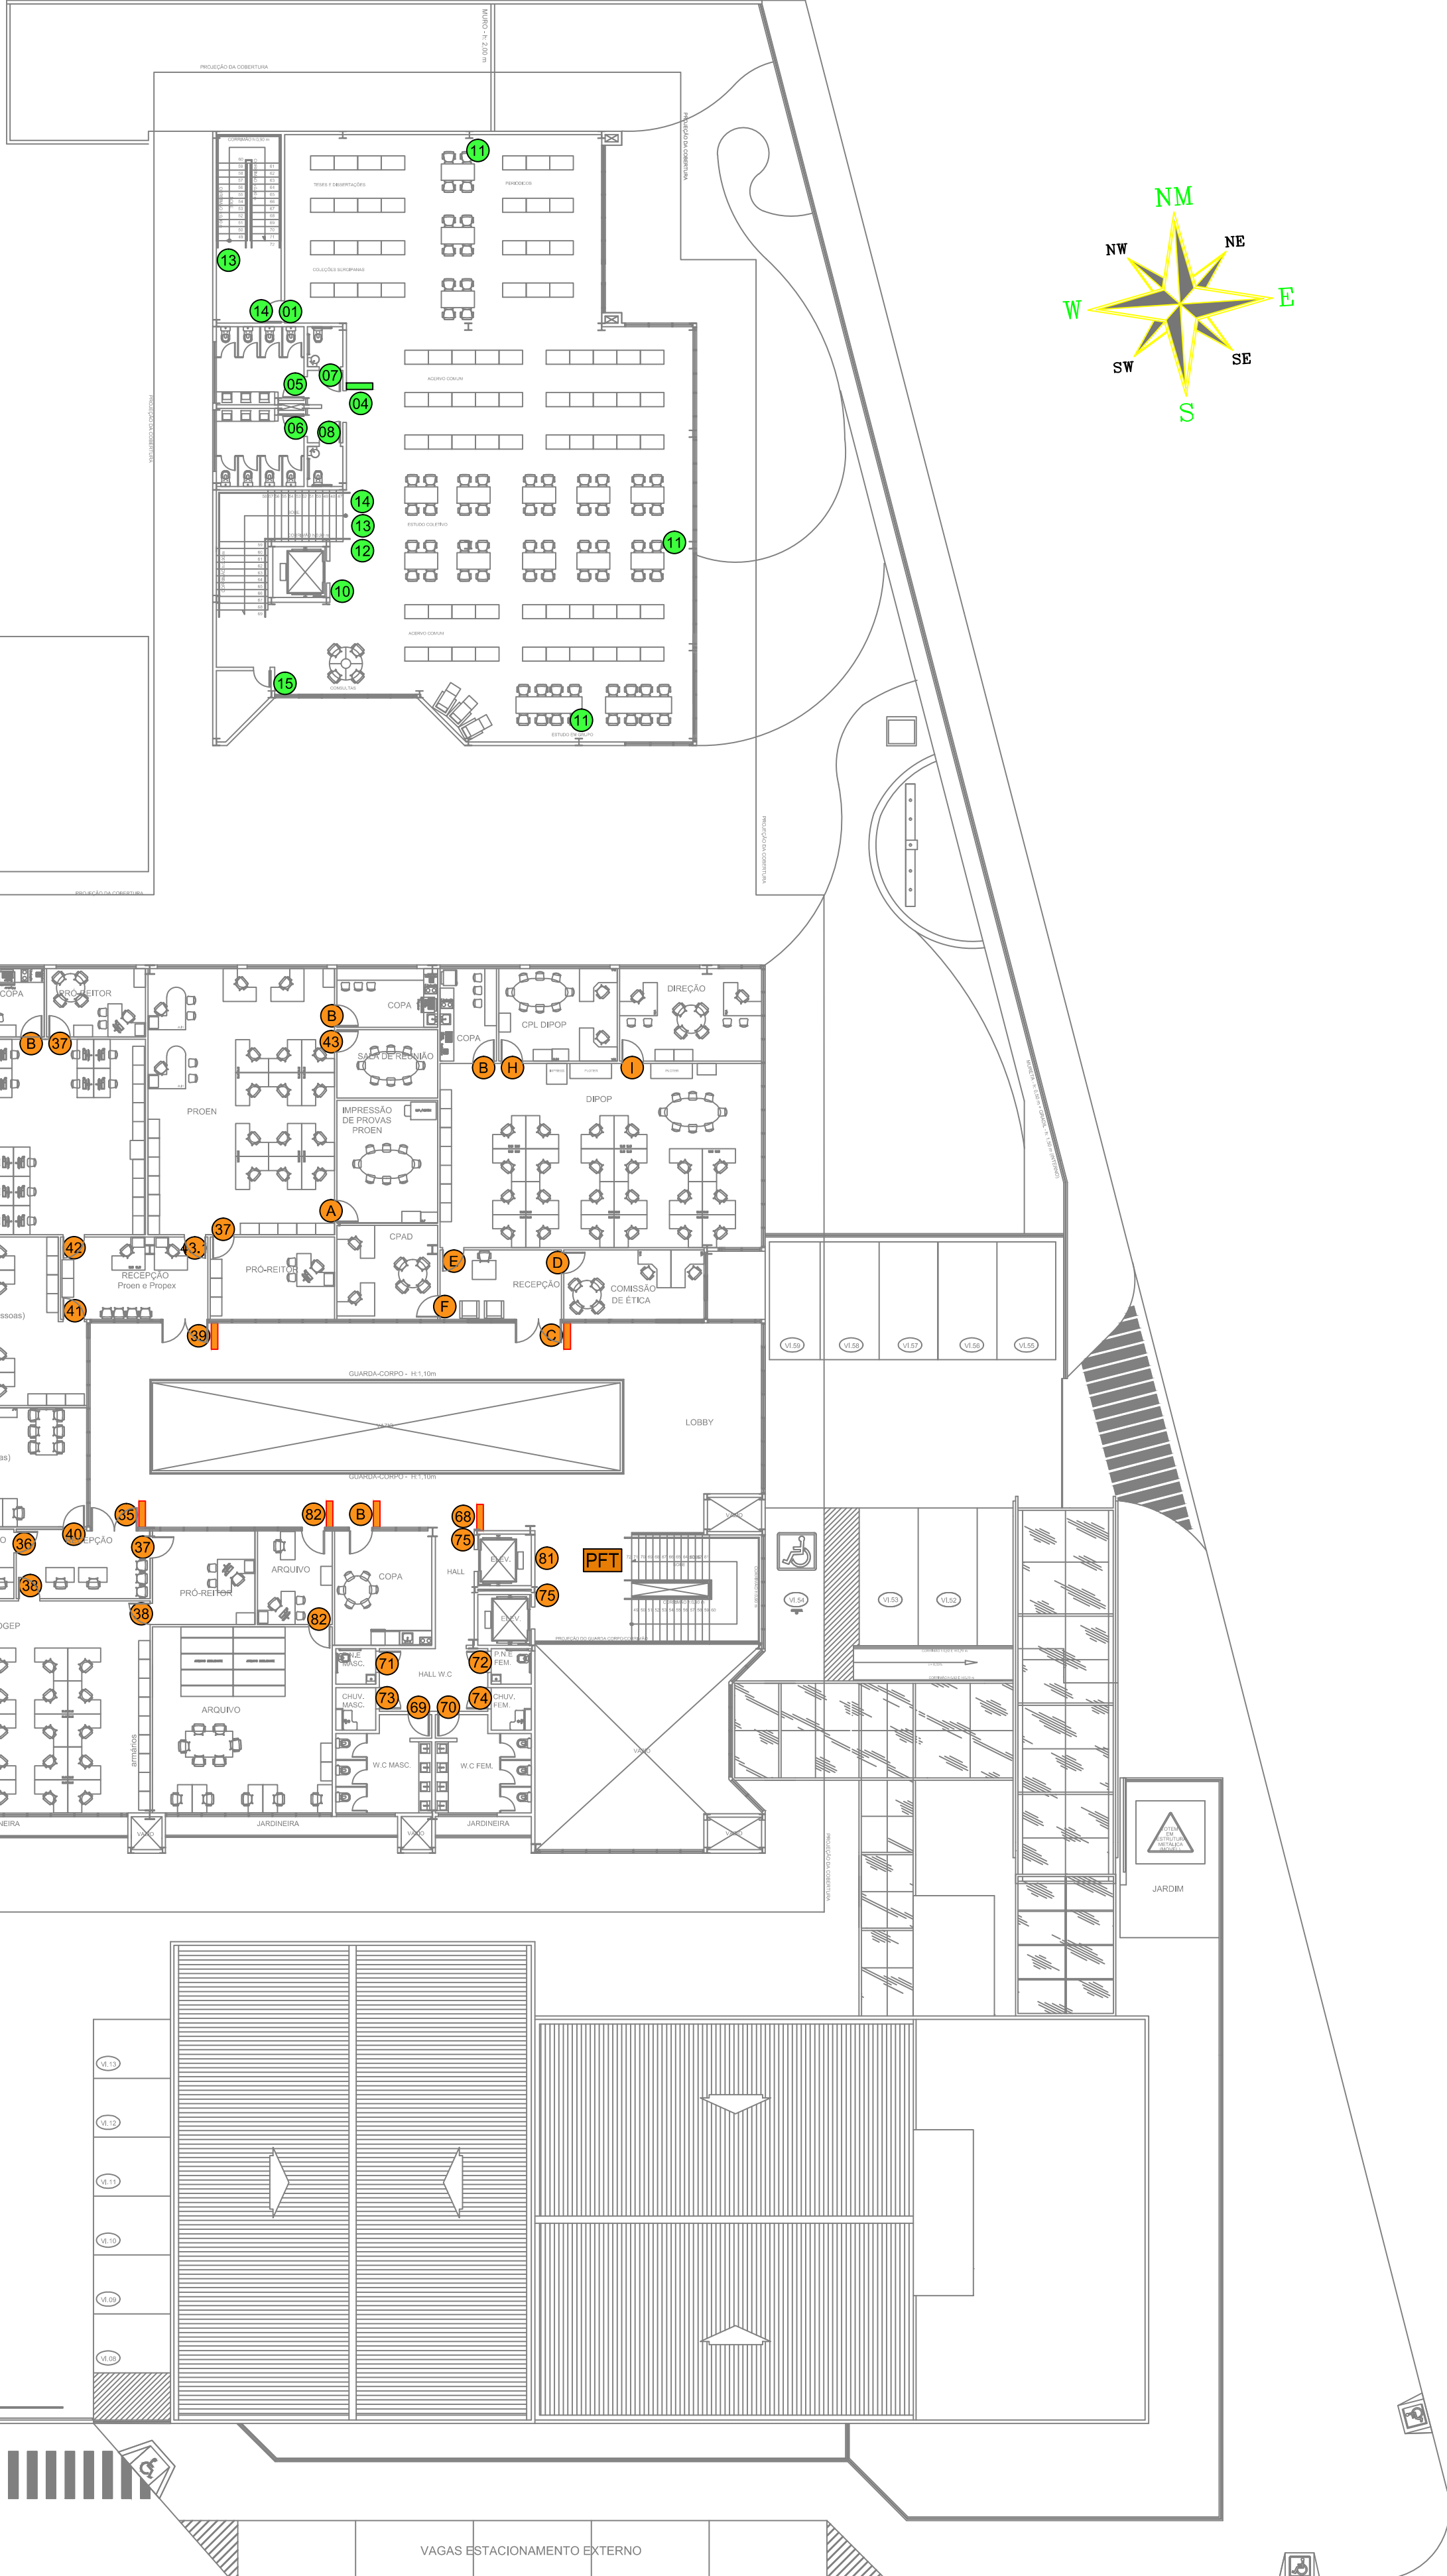

## LEGENDA

- — ELEMENTO DE COMUNICAÇÃO VISUAL (LETRAS TIPO CAIXA EM AÇO ESCOVADO PARA FACHADA)
- — ELEMENTO DE COMUNICAÇÃO VISUAL PERTENCENTE AO BLOCO "A" (AUDITÓRIO)
- — ELEMENTO DE COMUNICAÇÃO VISUAL PERTENCENTE AO BLOCO "B" (ADMINISTRAÇÃO)
- — ELEMENTO DE COMUNICAÇÃO VISUAL PERTENCENTE AO BLOCO "C" (BIBLIOTECA)
- — ELEMENTO DE COMUNICAÇÃO VISUAL (PLACA SIMPLES PARA VISUALIZAÇÃO A DISTÂNCIA)

00	EMIÇÃO INICIAL	LARRY UCHÔA	JULHO/2013
Nº	ALTERAÇÃO/REVISÕES	REVISADO POR	DATA

**LJ ENGENHARIA, SANEAMENTO E MEIO AMBIENTE LTDA**

AV. DESEMBARGADOR MAYNARD, 1046, BAIRRO CIRURGIA, ARACAJU-SE, CEP.: 49055-210  
TEL./FAX.: (79) 3214-7027/9987-9194 CNPJ: 09.061.246/0001-48 - E-MAIL: lj-eng@oi.com.br

	AUTOR DO PROJETO: Engº Lyndon Johnson V. Silva
ENDEREÇO: Av. Eng. Gentil Tavares da Motta, 1166 - Getúlio Vargas - Aracaju/SE deop@ifs.edu.br TEL: (79)3711-3139	

## PROJETO DE COMUNICAÇÃO VISUAL PROJETO EXECUTIVO

CLIENTE: IFS - INSTITUTO FEDERAL DE SERGIPE	ESCALA: 1/200
DESENHO: 2º PAVIMENTO - PLANTA BAIXA	DATA: JULHO/2013
	FOLHA: 03/06