



PLANTA BAIXA COBERTURA CLARA BÔIA  
ESCALA: 1/25

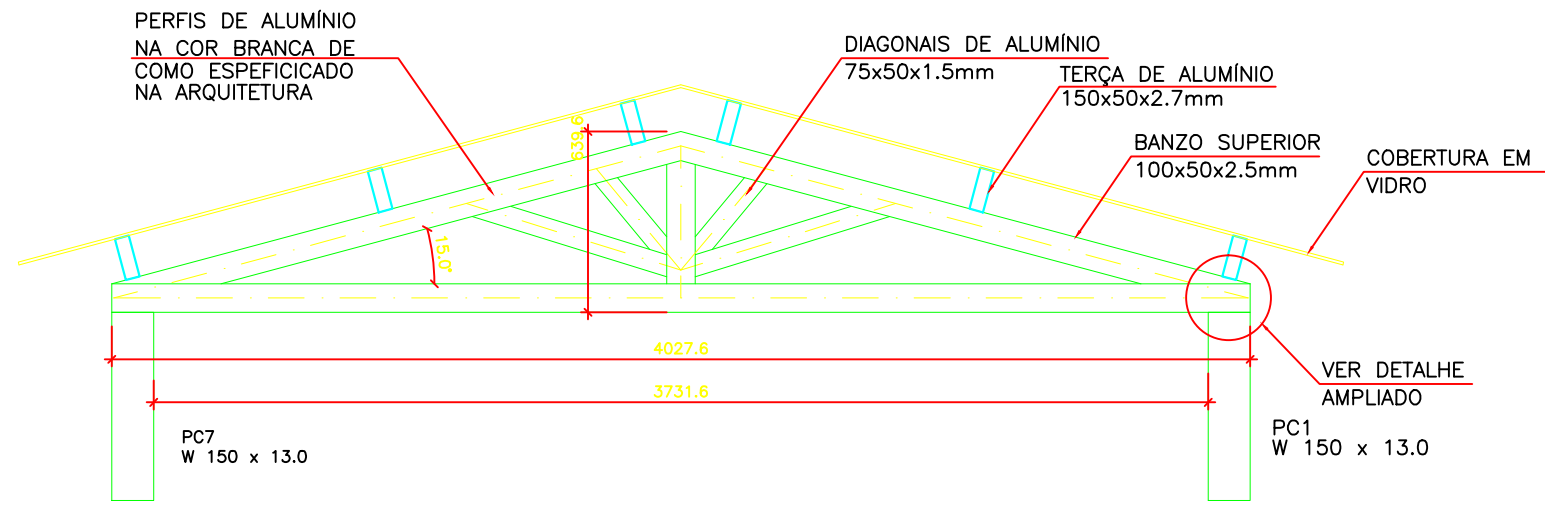


CORTE A-A  
ESCALA: 1/25

DETALHE "A"  
SEM ESCALA

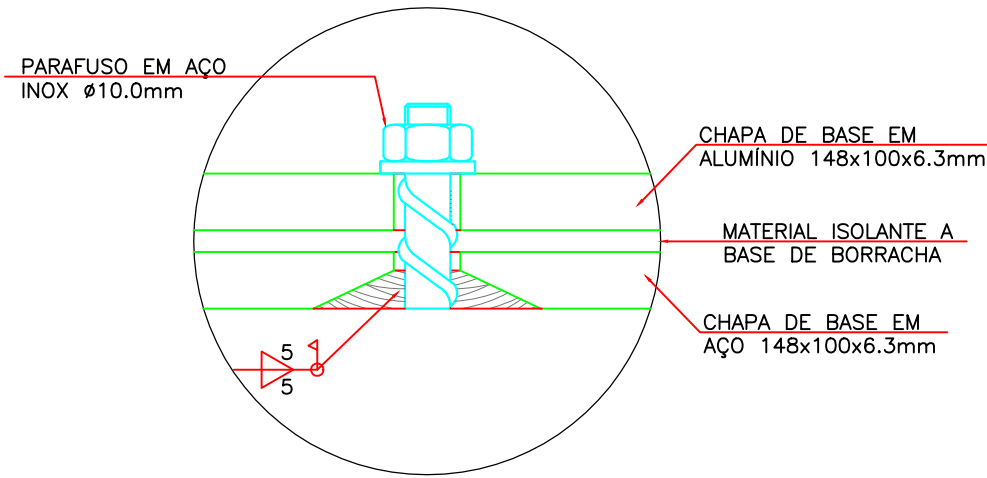

DETALHE 01  
ESCALA: 1/5

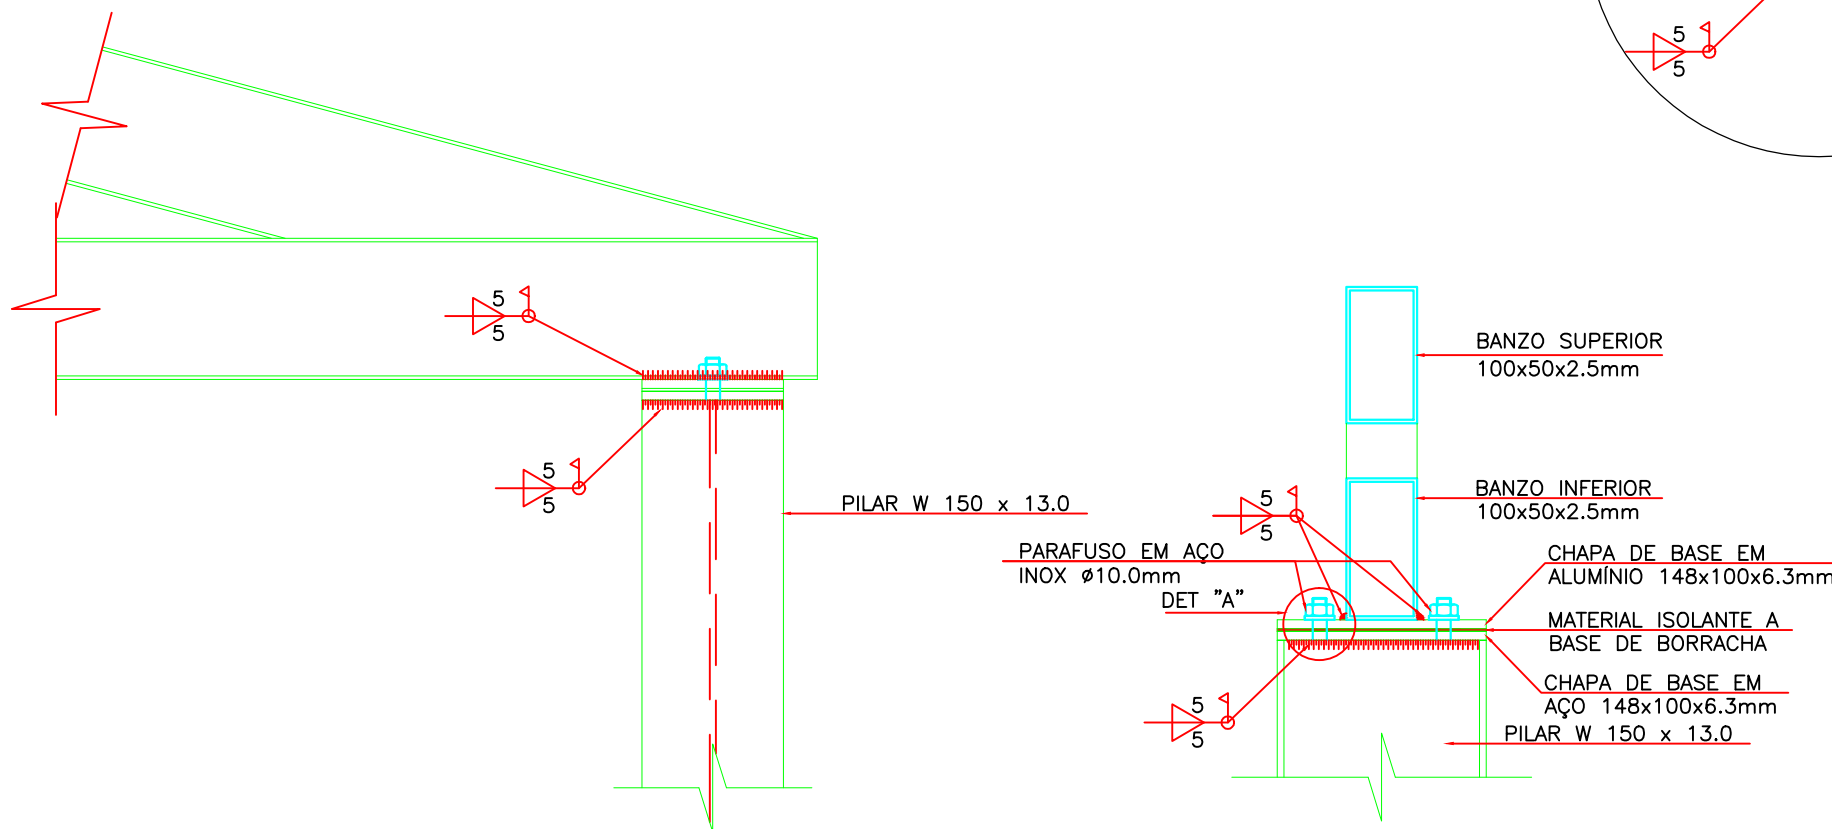

Nº	ALTERAÇÃO/REVISÕES	REVISADO POR	DATA
<div><div>LJ ENGENHARIA, SANEAMENTO E MEIO AMBIENTE LTDA</div><div>AV. DESEMBARCADOR MAYNARD, 1046, BAIRRO CIRURGIA, ARACAJU-SE, CEP.: 49055-210 TEL./FAX.: (79) 3214-7027/9987-9194 CNPJ: 09.061.246/0001-48 – E-MAIL: lj.eng@oi.com.br</div></div>			
<div><div>AUTOR DO PROJETO: Eng. José Roberto Oliveira Santos</div></div>			
<div>ENDEREÇO: Av. Eng. Gentil Tavares da Motta, 1166 - Getúlio Vargas - Aracaju/SE deop@ifs.edu.br TEL.: (79)3711-3139</div>			

ADMINISTRAÇÃO  
PROJETO EXECUTIVO

CLIENTE:	IFS - INSTITUTO FEDERAL DE SERGIPE
DESENHO:	PLANTA BAIXA, CORTE A-A E DETALHES DA CLARA BÔIA
ESCALA:	1:25
DATA:	JUNHO/2013
FOLHA:	20/25