

LEGENDA

AF

F

—

COLUNA DE ÁGUA FRIA

DÍAMETRO EM MILÍMETROS

AF

R

—

COLUNA DE ÁGUA PARA IRRIGAÇÃO

DÍAMETRO EM MILÍMETROS

CD

—

PONTO DE ÁGUA PARA VASO COM CAIXA DE DESCARGA ACOPLADA

CH

—

PONTO DE ÁGUA PARA CHUVEIRO

DU

—

PONTO DE ÁGUA PARA DUCHA MANUAL

LV

—

PONTO DE ÁGUA PARA LAVATÓRIO

P

—

PONTO DE ÁGUA PARA PIA DE COZINHA

TQ

—

PONTO DE ÁGUA PARA TANQUE

T

—

PONTO DE ÁGUA PARA TORNEIRA DE USO GERAL

VD

—

PONTO DE ÁGUA PARA VASO COM VÁLVULA DE DESCARGA

BE

—

PONTO DE ÁGUA PARA BEBEDOURO

CTJ

—

PONTO DE ÁGUA PARA CAIXA DE TORNEIRA DE JARDIM

RP

—

REGISTRO DE PRESSÃO

RG

—

REGISTRO DE GAVETA

—

---

TUBULAÇÃO EMBUTIDA NO PISO

---

---

TUBULAÇÃO PELO FORRO OU SOB A LAJE

---

---

TUBULAÇÃO EMBUTIDA NA PAREDE

---

---

TUBULAÇÃO DE IRRIGAÇÃO EMBUTIDA NO PISO

---

---

TUBULAÇÃO DE IRRIGAÇÃO DAS JARDINEIRAS

SOBE

—

TUBULAÇÃO QUE SOBE

DESCE

—

TUBULAÇÃO QUE DESCE

NOTAS

01


— NA UNIÃO ENTRE A TUBULAÇÃO E OS METAIS, UTILIZAR CONEXÕES COM BUCHA DE LATÃO;

02

— DIÂMETROS DAS TUBULAÇÕES EM MILÍMETROS

03

— UTILIZAR SEMPRE TUBOS E CONEXÕES DE UMA MESMA MARCA, EVITANDO ASSIM FOLGAS OU DIFICULDADES DE ENCAIXE.

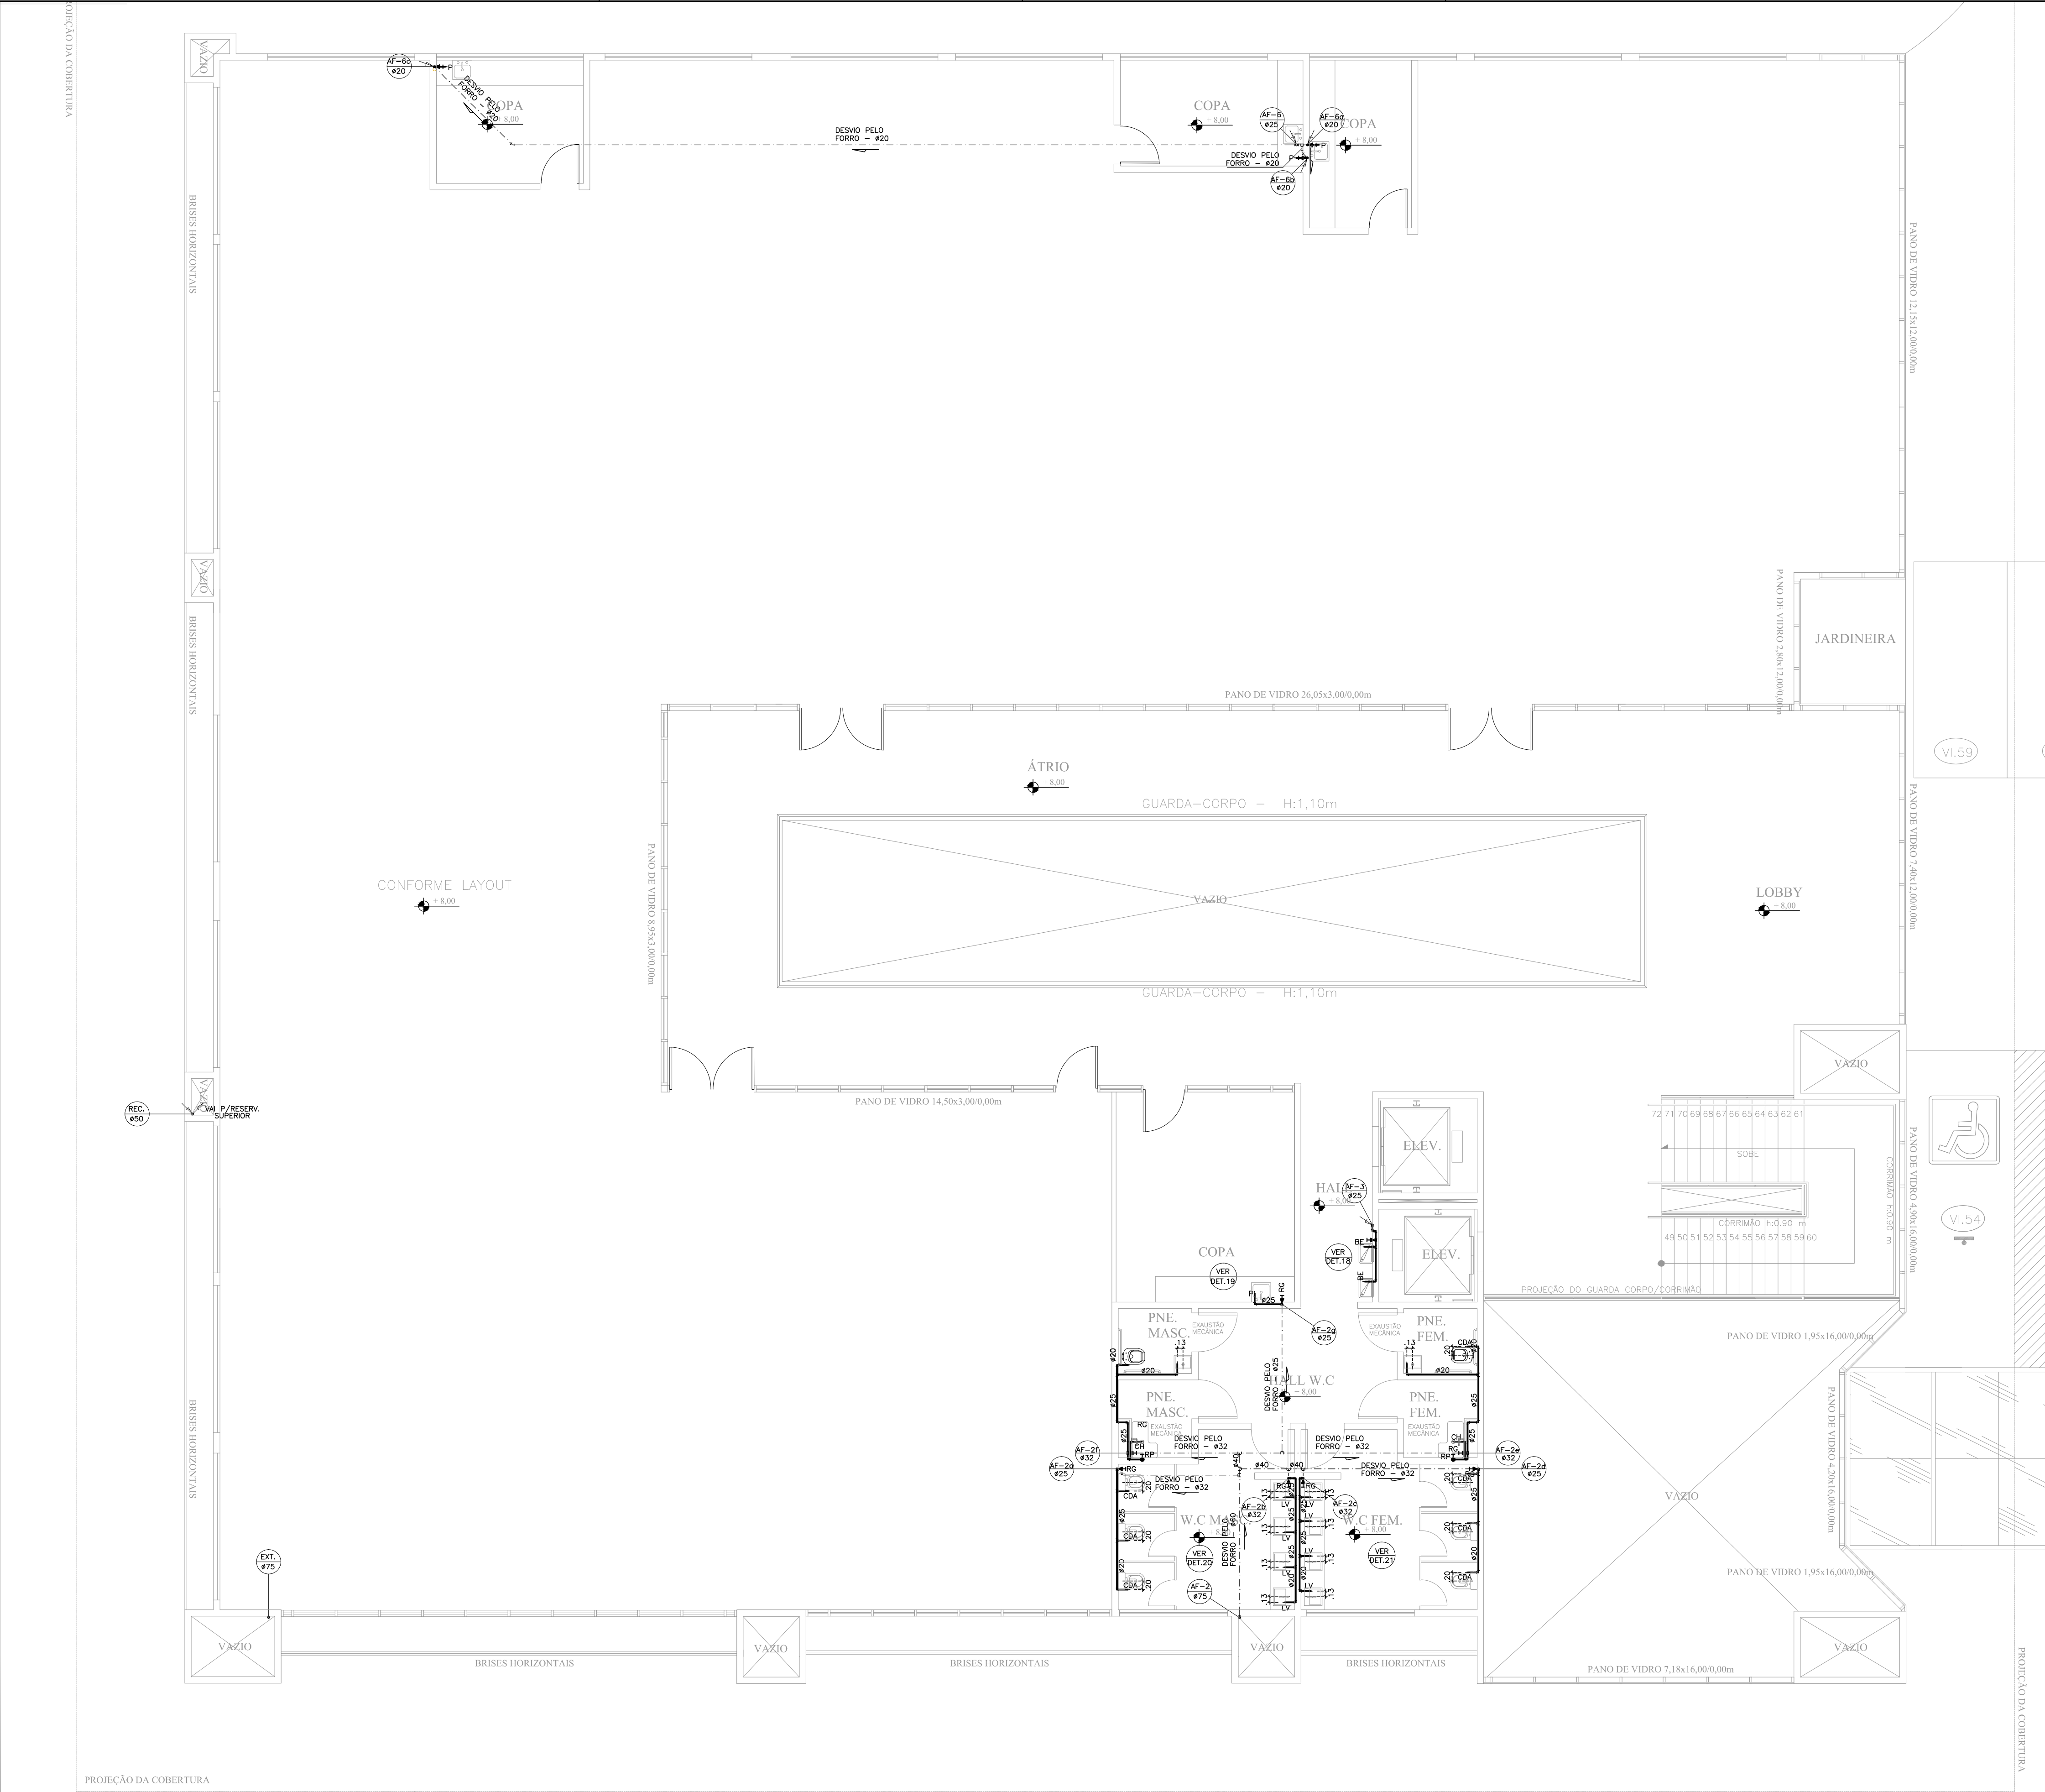

01	Atendendo ao 2º Relatório de Compatibilização	Eduardo Pereira	JUNHO/13
00	Emissão inicial - Projeto Básico	Lyndon Johnson	MAR/13
Nº	ALTERAÇÃO/REVISÕES	REVISADO POR	DATA

LJ ENGENHARIA, SANEAMENTO E MEIO AMBIENTE LTDA

AV. DESEMBARGADOR MAYNARD, 1046, BAIRRO CIRURGIA, ARACAJU-SE, CEP.: 49055-210  
TEL./FAX.: (79) 3214-7027 CNPJ: 09.061.246/0001-48 - E-MAIL: lj.eng@oi.com.br

AUTOR DO PROJETO:  
Engº Lyndon Johnson V. Silva

ENDEREÇO:  
Av. Eng. Gentil Tavares da Motta, 1166 - Getúlio Vargas - Aracaju/SE  
deop@ifrs.edu.br  
TEL: (79)3711-3139

PROJETO DE INSTALAÇÕES HIDRÁULICAS  
PROJETO EXECUTIVO

CLIENTE:  
IFS - INSTITUTO FEDERAL DE SERGIPE

DESENHO:  
PLANTA BAIXA - 2º PAVIMENTO  
(ADMINISTRAÇÃO)

ESCALA:  
1:75

DATA:  
JUNHO/2013

FOLHA:  
09/19

PRODUCED BY AN AUTODESK EDUCATIONAL PRODUCT