


PLANTA BAIXA
ESCALA 1/200

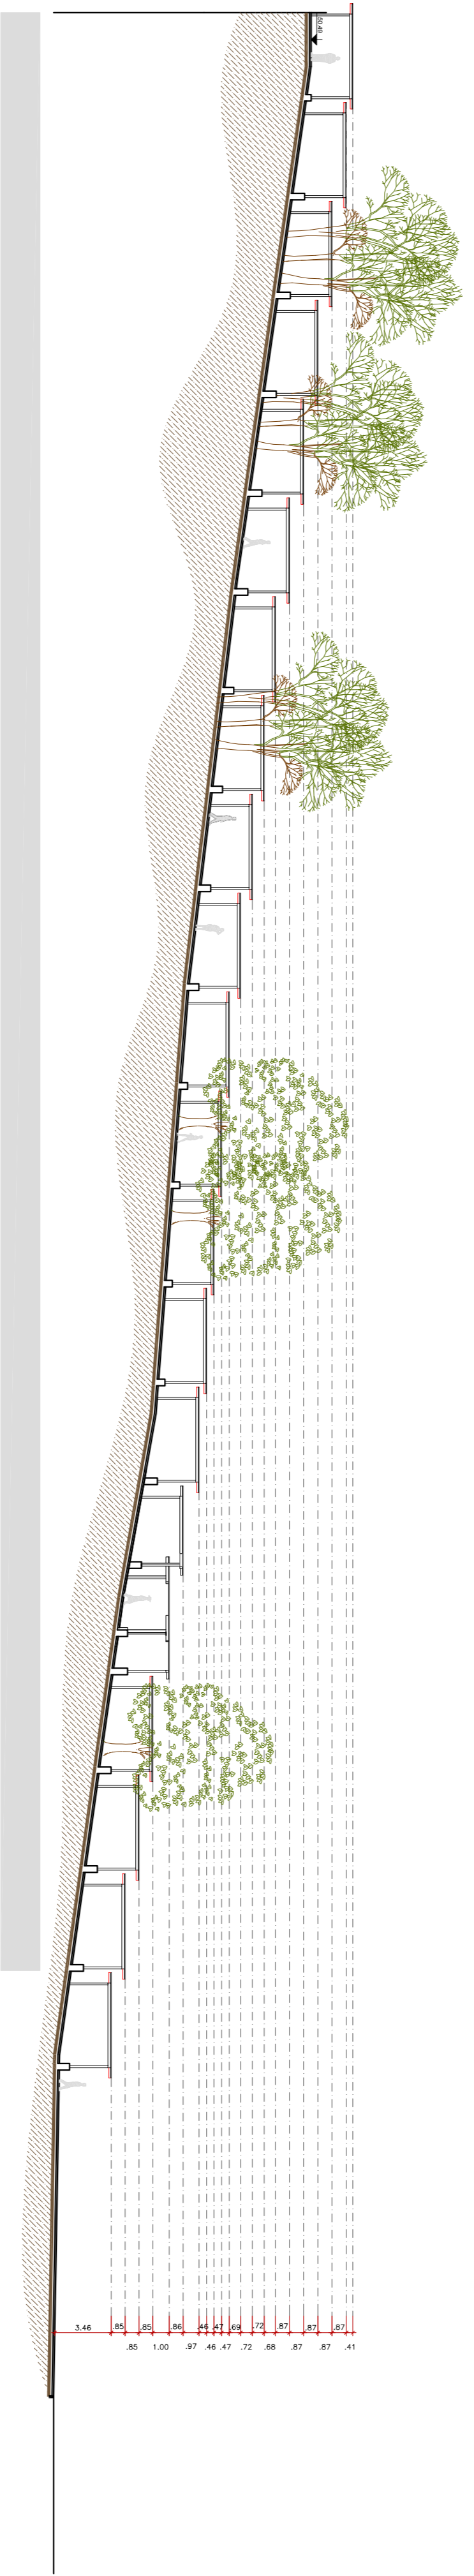

PLANTA BAIXA
ESCALA 1/200



ALTERAÇÃO/REVISÕES	REVISÃO POR	DATA

AUTOR DO PROJETO:
Eng. Elisey Resende
Cru. 15581-4

COAUTOR DO PROJETO:

ENGENHEIRO:
Av. Eng. Genral Travençolo de Azevedo, 1166 - Galvão Vargas - Aracaju/SE
desp@atp.org.br
TEL: (79) 3711-1319

atp
organização
ARQUITETURA E URBANISMO

PROJETO URBANÍSTICO
DIDÁTICA

CLIENTE:
INSTITUTO FEDERAL DE SERGIPE

DESENHO:
URBANIZAÇÃO - ACESSO A DIDÁTICA

ESCALA: 1:200

DATA: MARÇO/2016

PLANTA BAIXA
FOLHA: 01/02