




PLANTA BAIXA
ESCALA 1:125

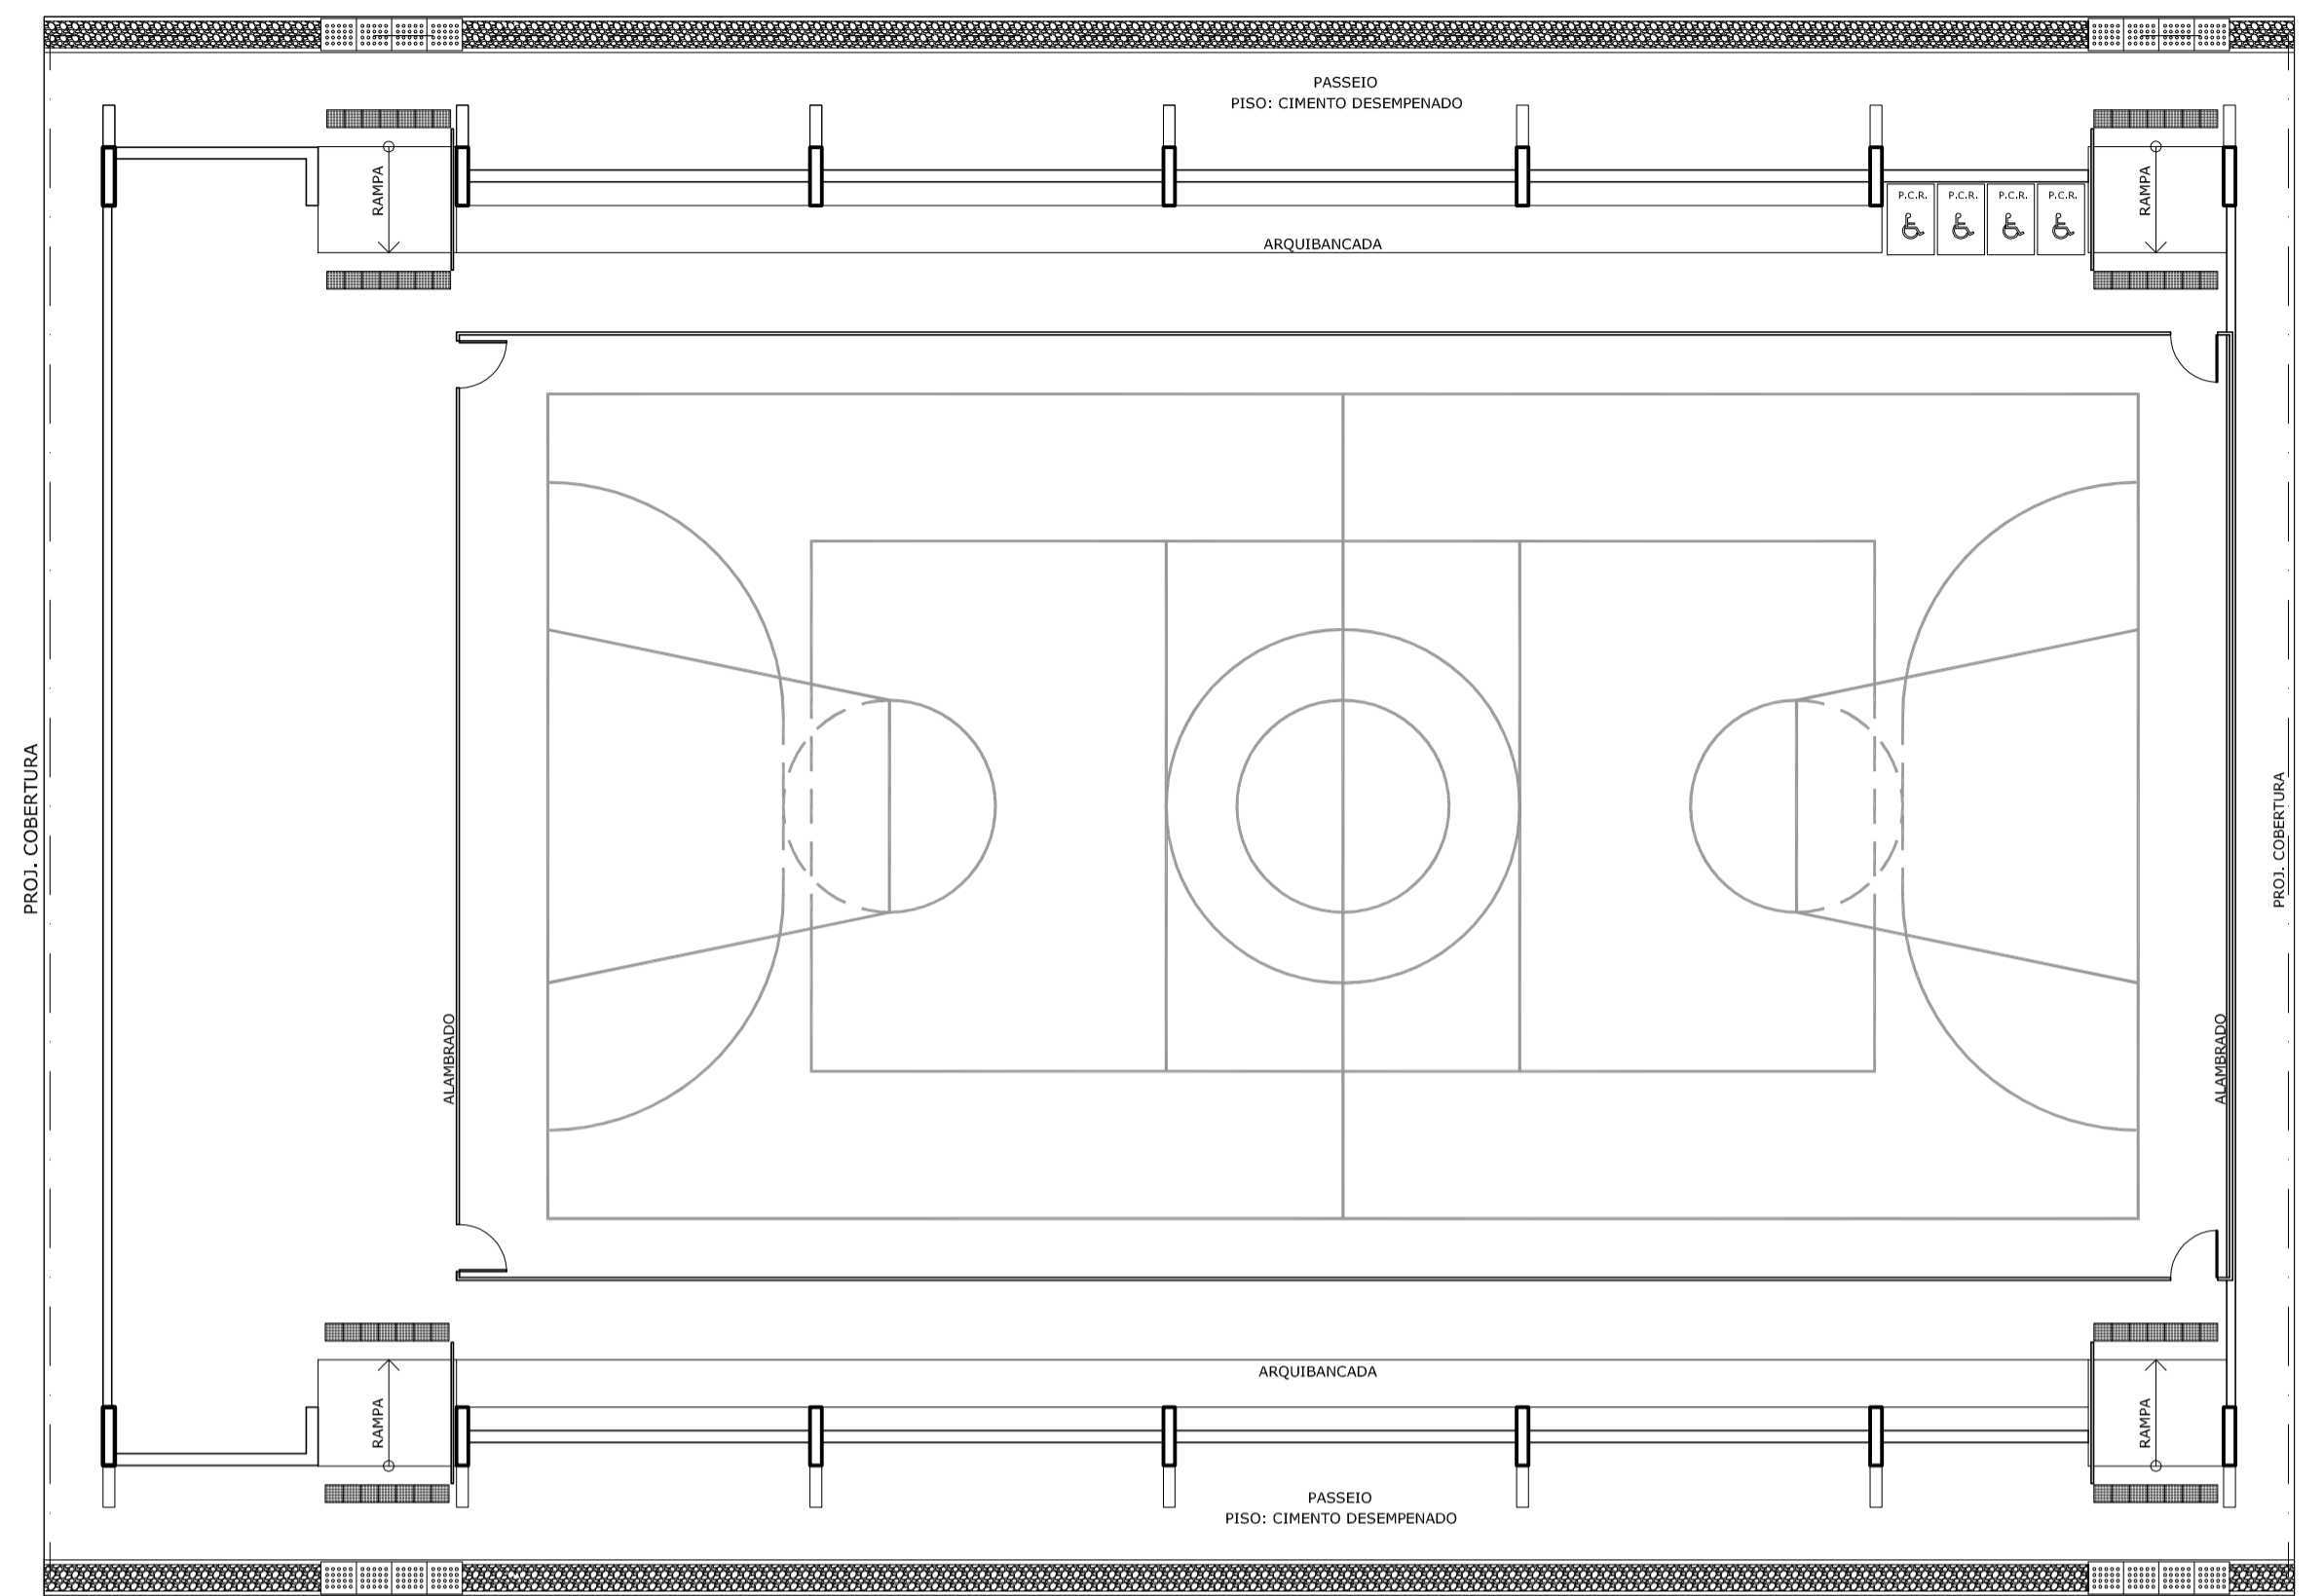


LAYOUT
ESCALA 1:125

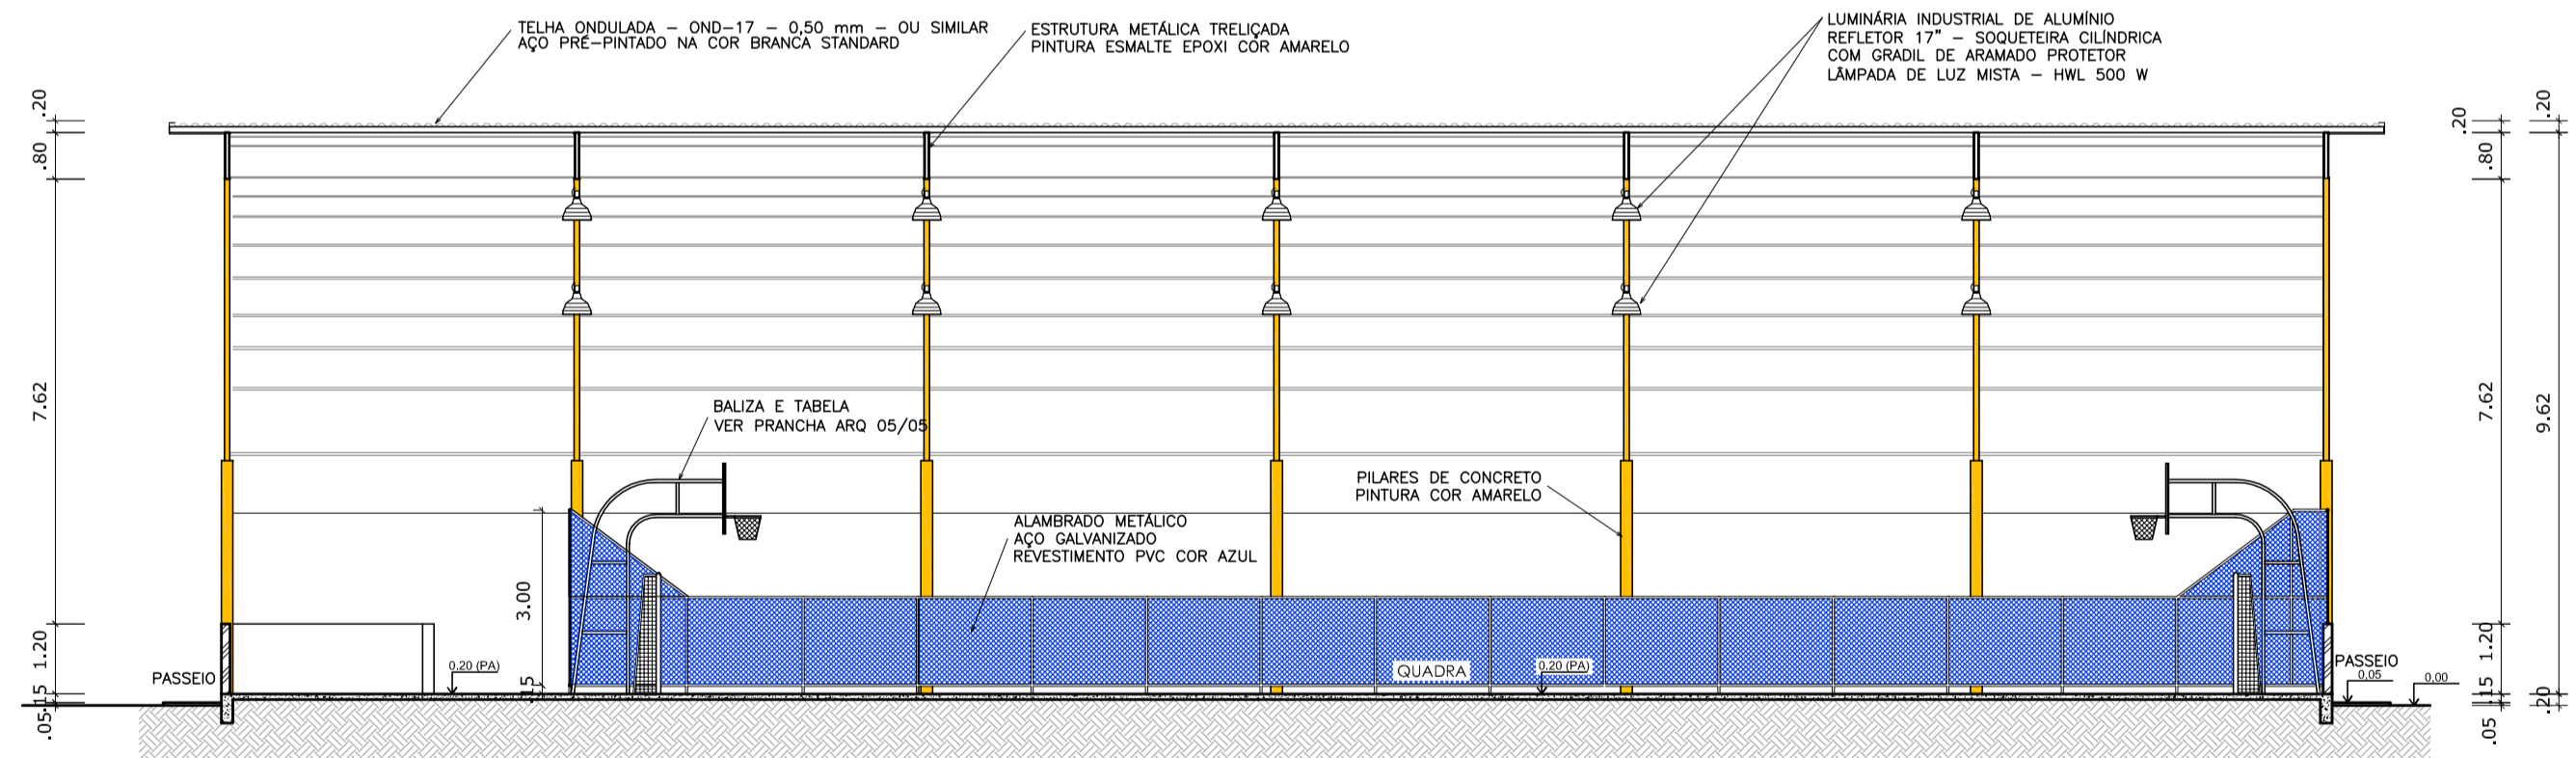

CORTE AA
ESCALA 1:125

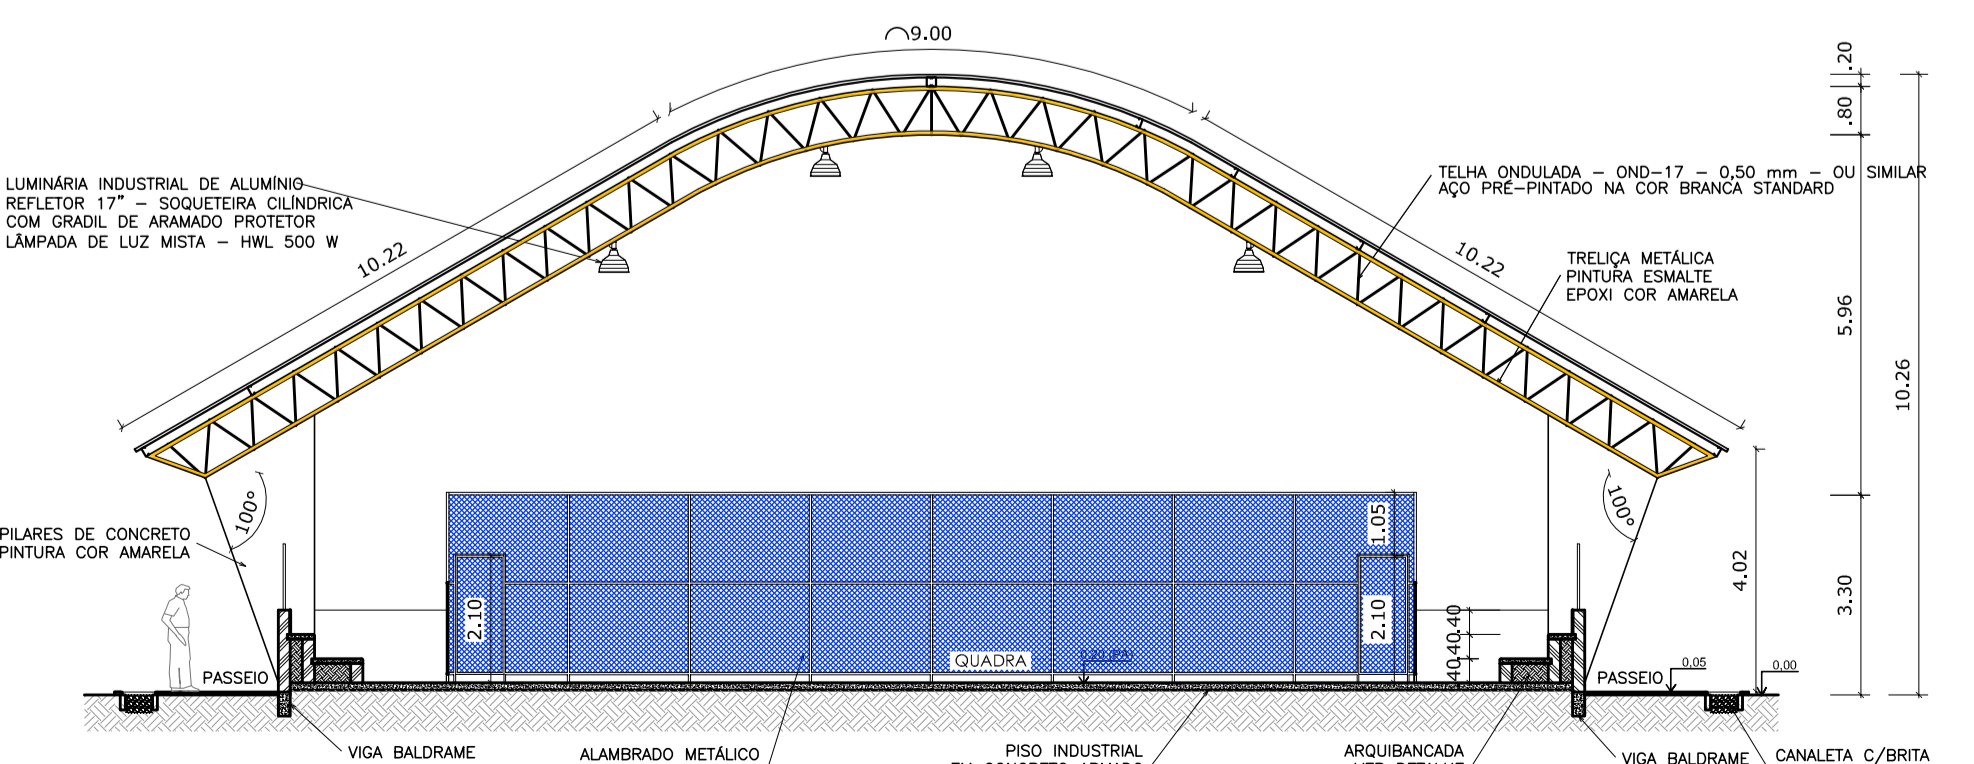


CORTE BB
ESCALA 1:125

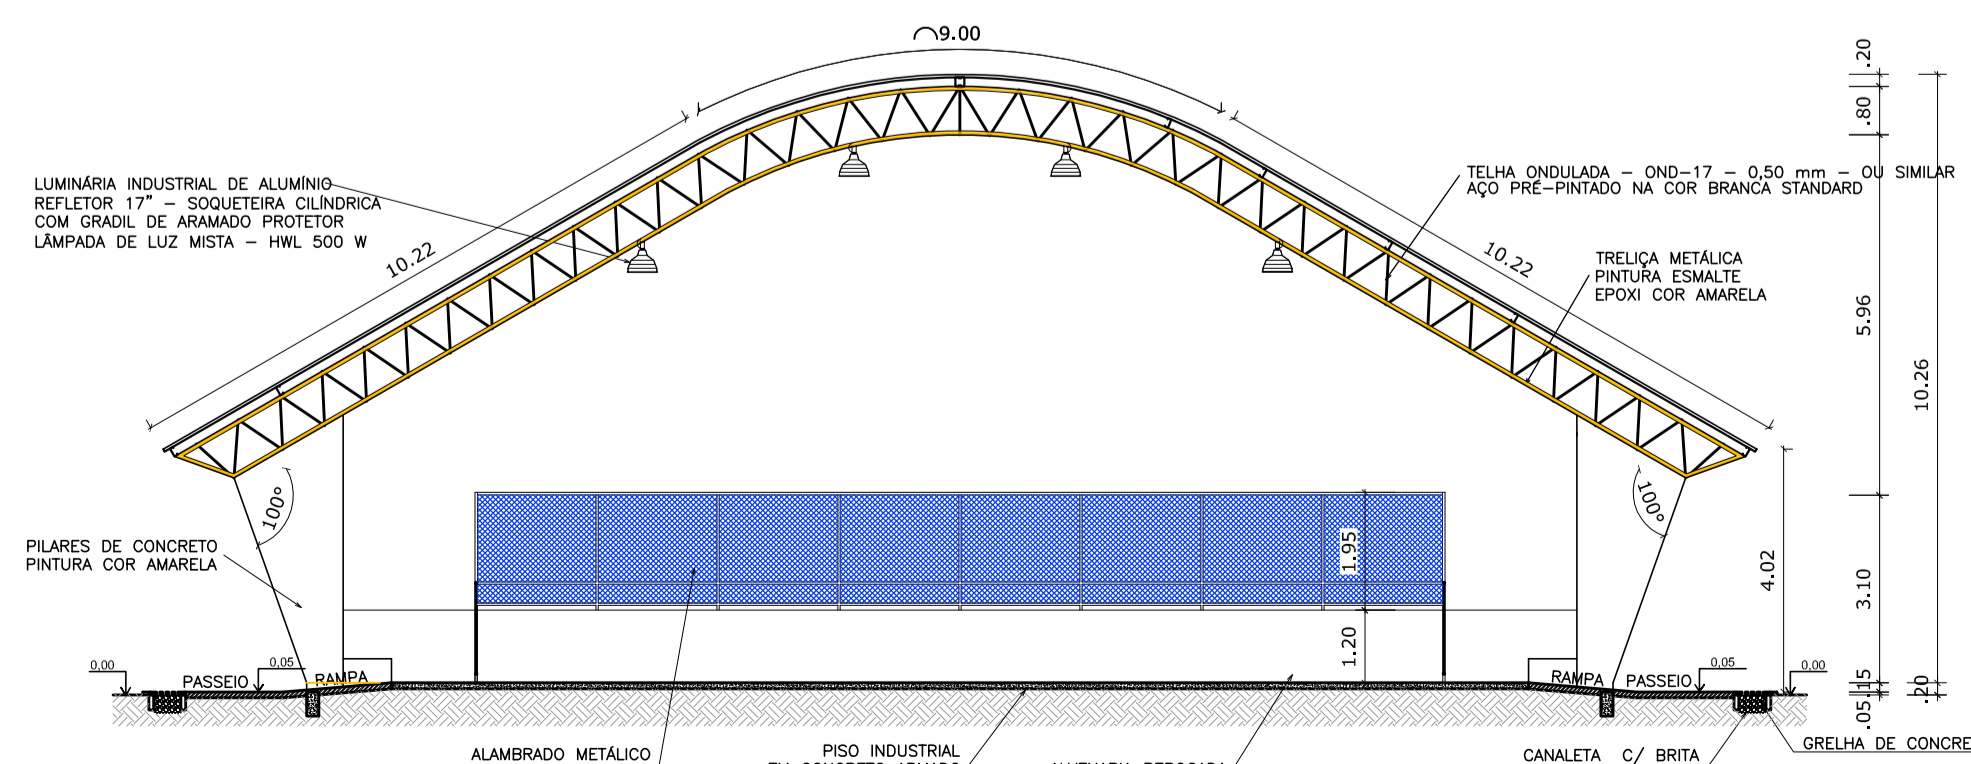

CORTE CC
ESCALA 1:125

01	EMIÇÃO INICIAL	MÁRCIO LIMA	23.04.20
Nº	ALTERAÇÃO/REVISÕES	REVISADO POR	DATA

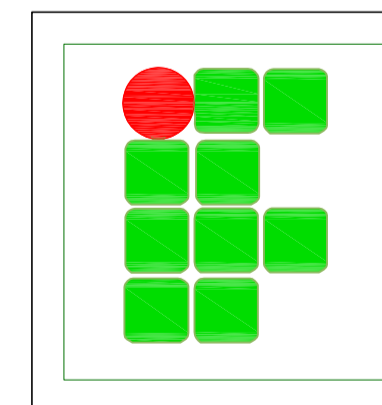

AUTOR DO PROJETO :
PROJETO PADRÃO - FNDE - FUNDO NACIONAL DE DESENVOLVIMENTO DA EDUCAÇÃO

COAUTOR DO PROJETO:

ENDEREÇO:
Av. Desembargador Maynard, 549 - Suissa - Aracaju/SE
dipop@ifs.edu.br

QUADRA POLIESPORTIVA COBERTA
AV. PADRE AIRTON GONÇALVES LIMA, 1140, SÃO CRISTÓVÃO - ITABAIANA/SE
PROJETO ARQUITETÔNICO

CLIENTE:
INSTITUTO FEDERAL DE SERGIPE - CAMPUS ITABAIANA

DESENHO: PROJETO ARQUITETÔNICO - PLANTA BAIXA, ESCALA: 1:125
CORTES E LAYOUT DATA: ABRIL/2020

ARQUIVO: CAMIUS
LTA QPC ARQ PE 003/006 00 FOLHA: 03/06